



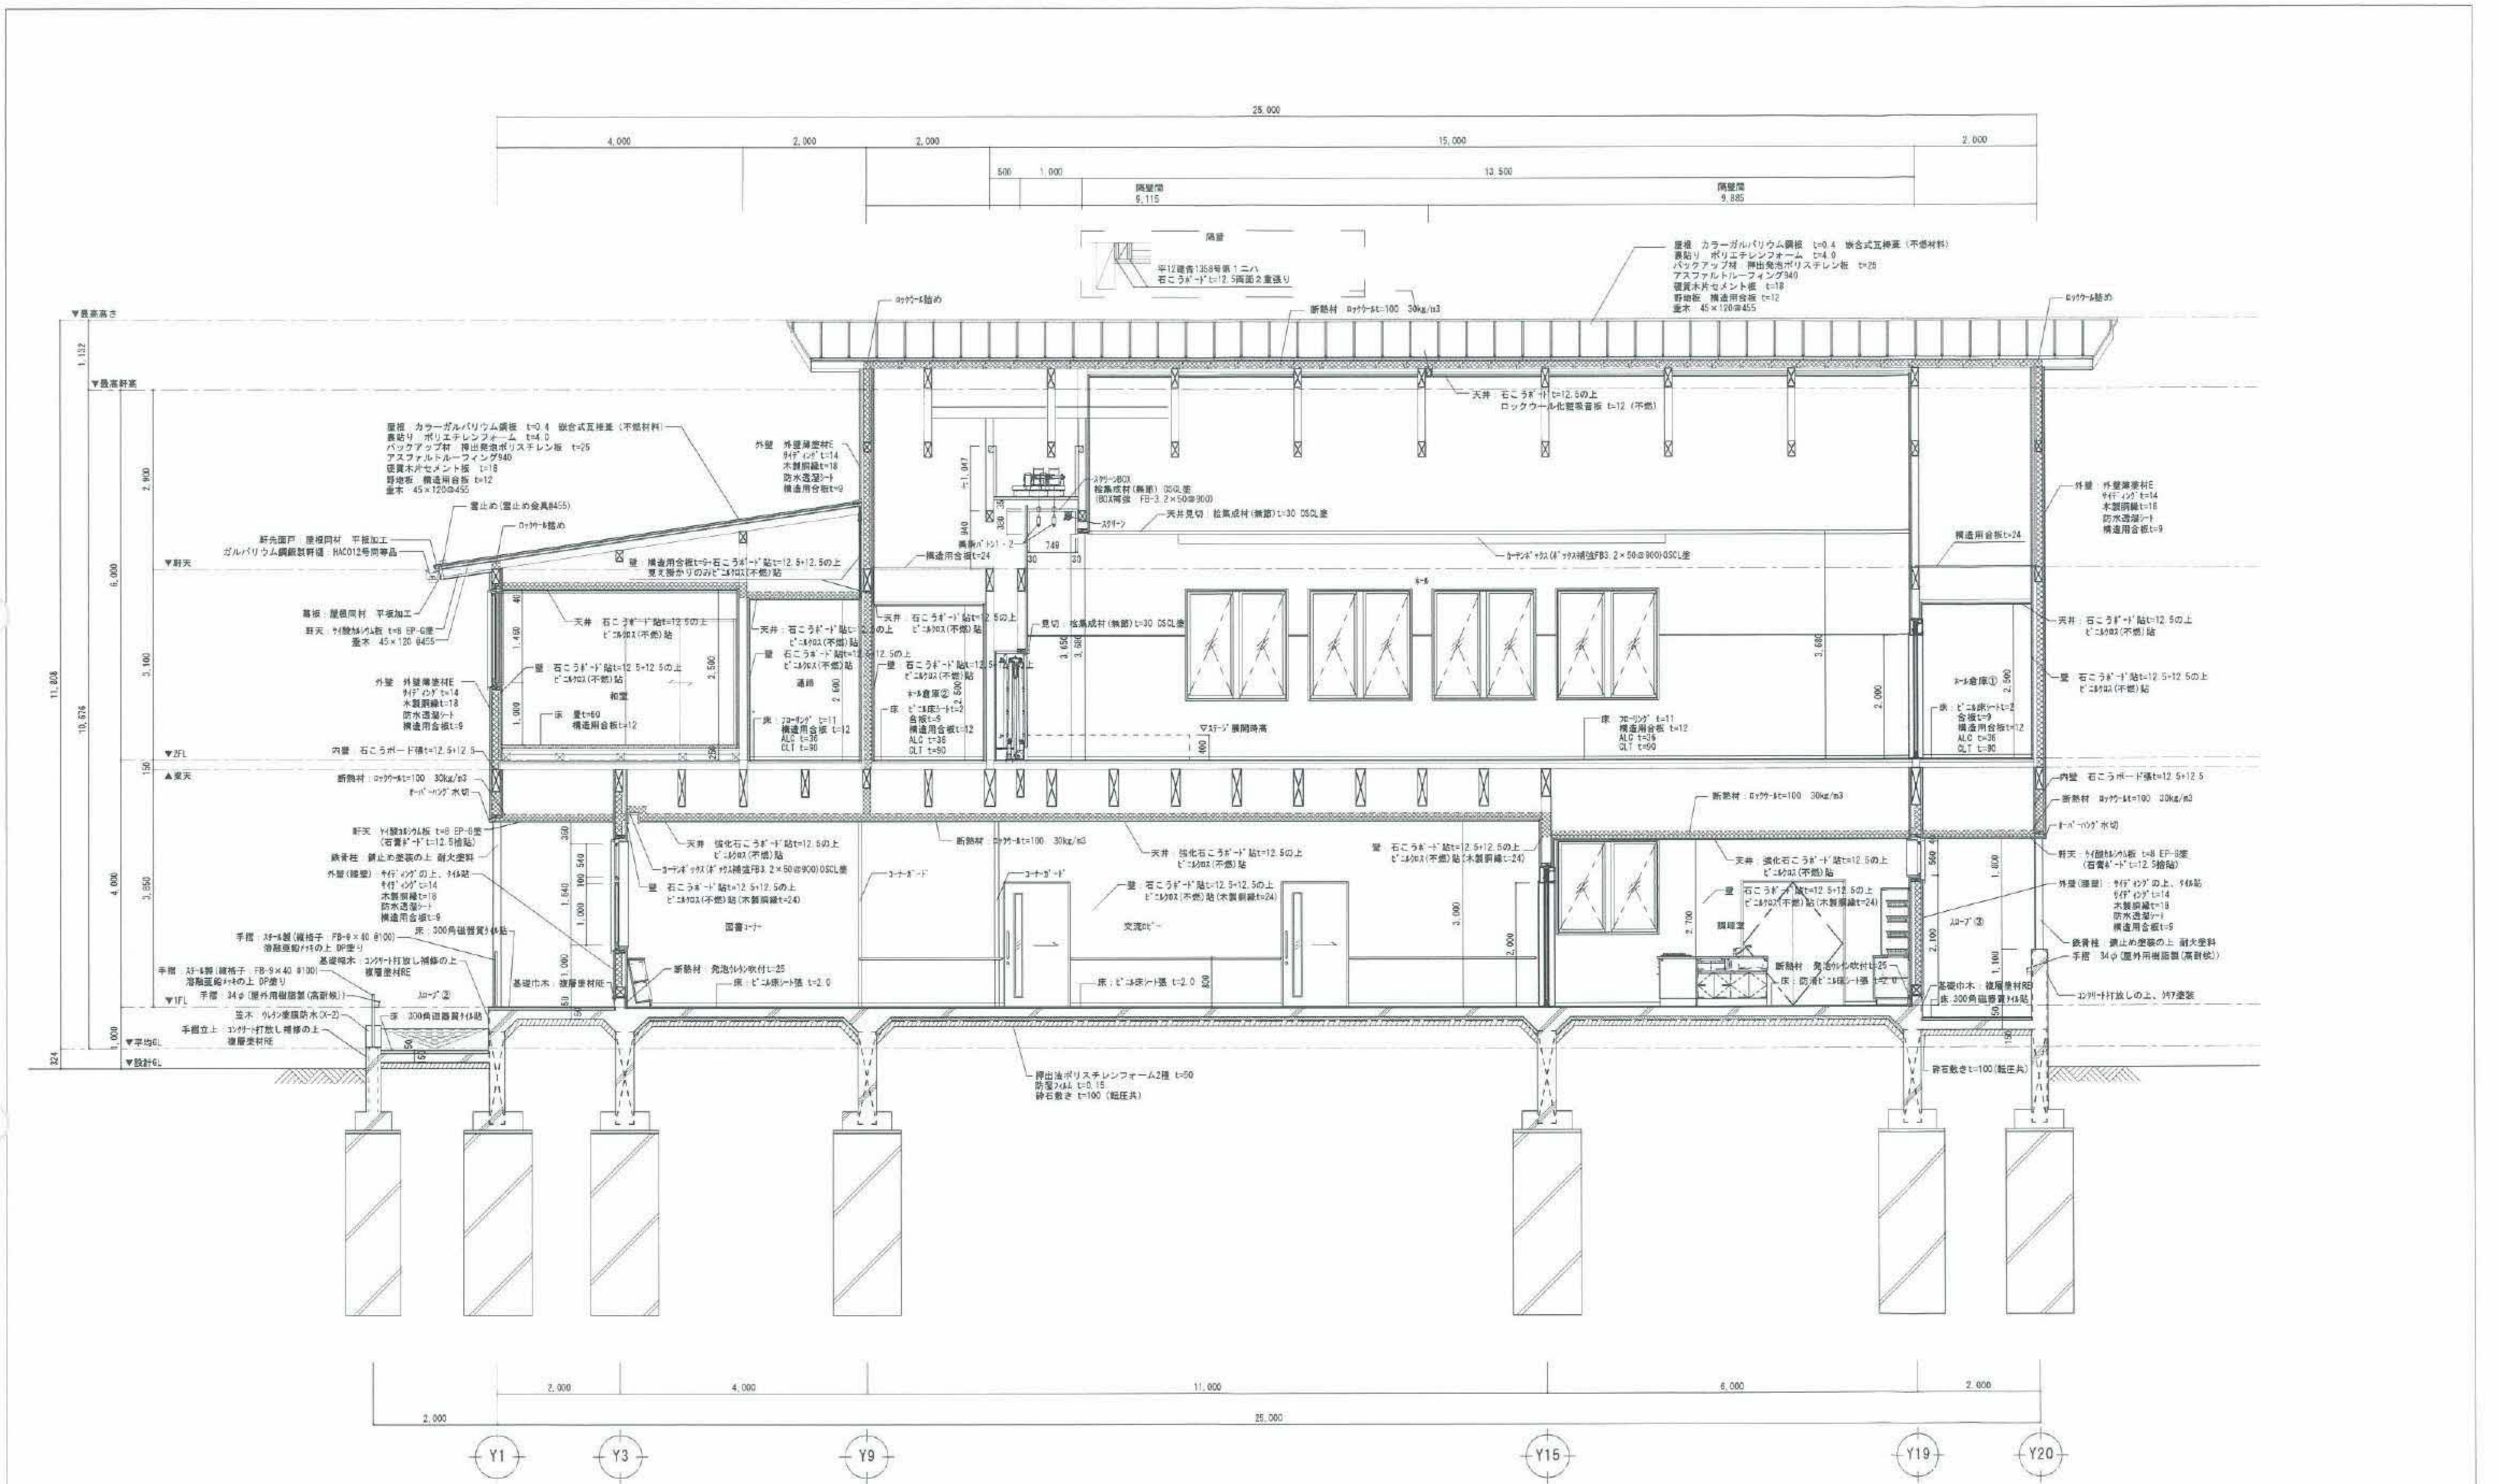


矩計図 (2) S=1:50

審査済
日本ERI(株)

	特記事項	竣工年月日 令和 年 月 日	一級建築士事務所 (株) 宮崎建築設計事務所 一級建築士事務所 岡山県知事 第12319号 一級建築士事務所 大田 第78823号	承認 換 作 図	工事名称 作東公民館新築工事 図面名称 矩計図2	作成年月日 2021.10	種別 A 図書番号 A-26
						縮尺 A1=1:50 A3=1:100	

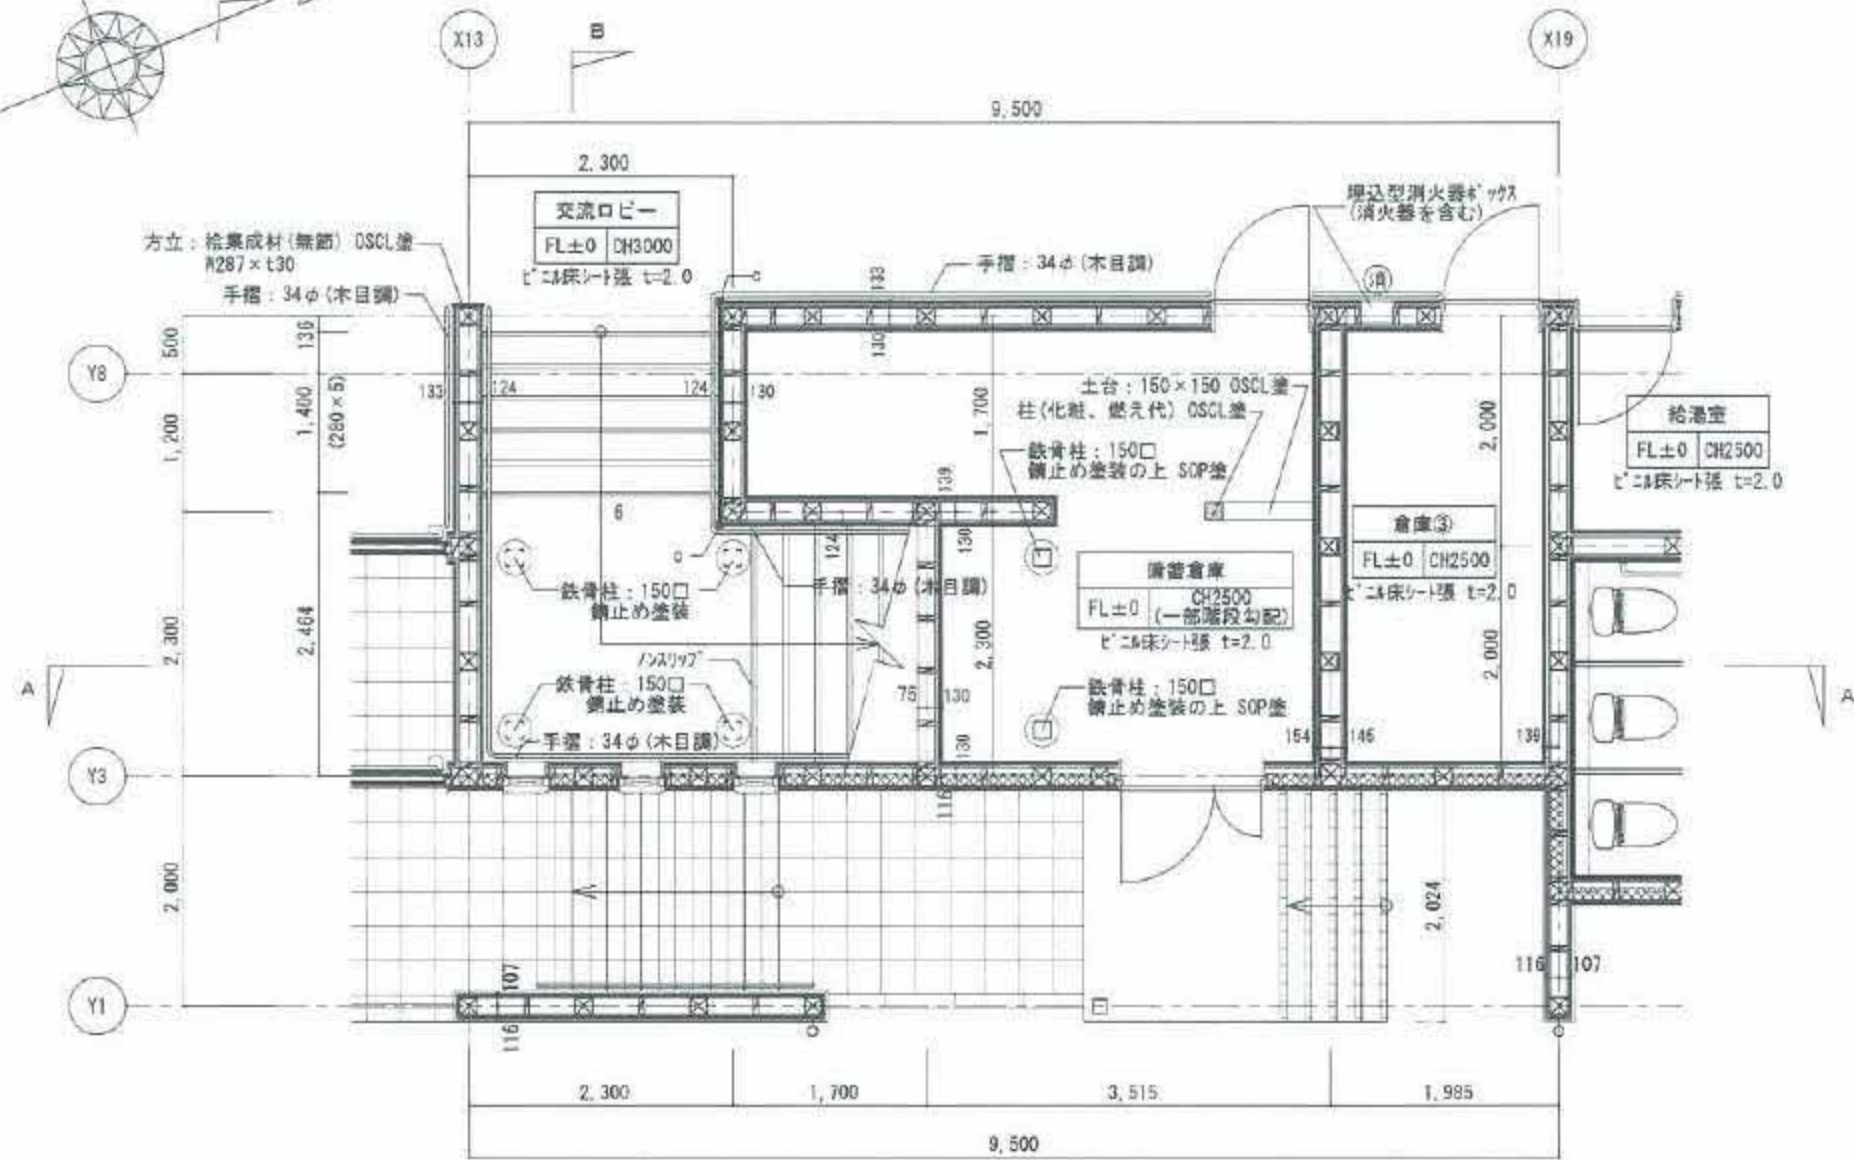


1階平面図 S=1:50

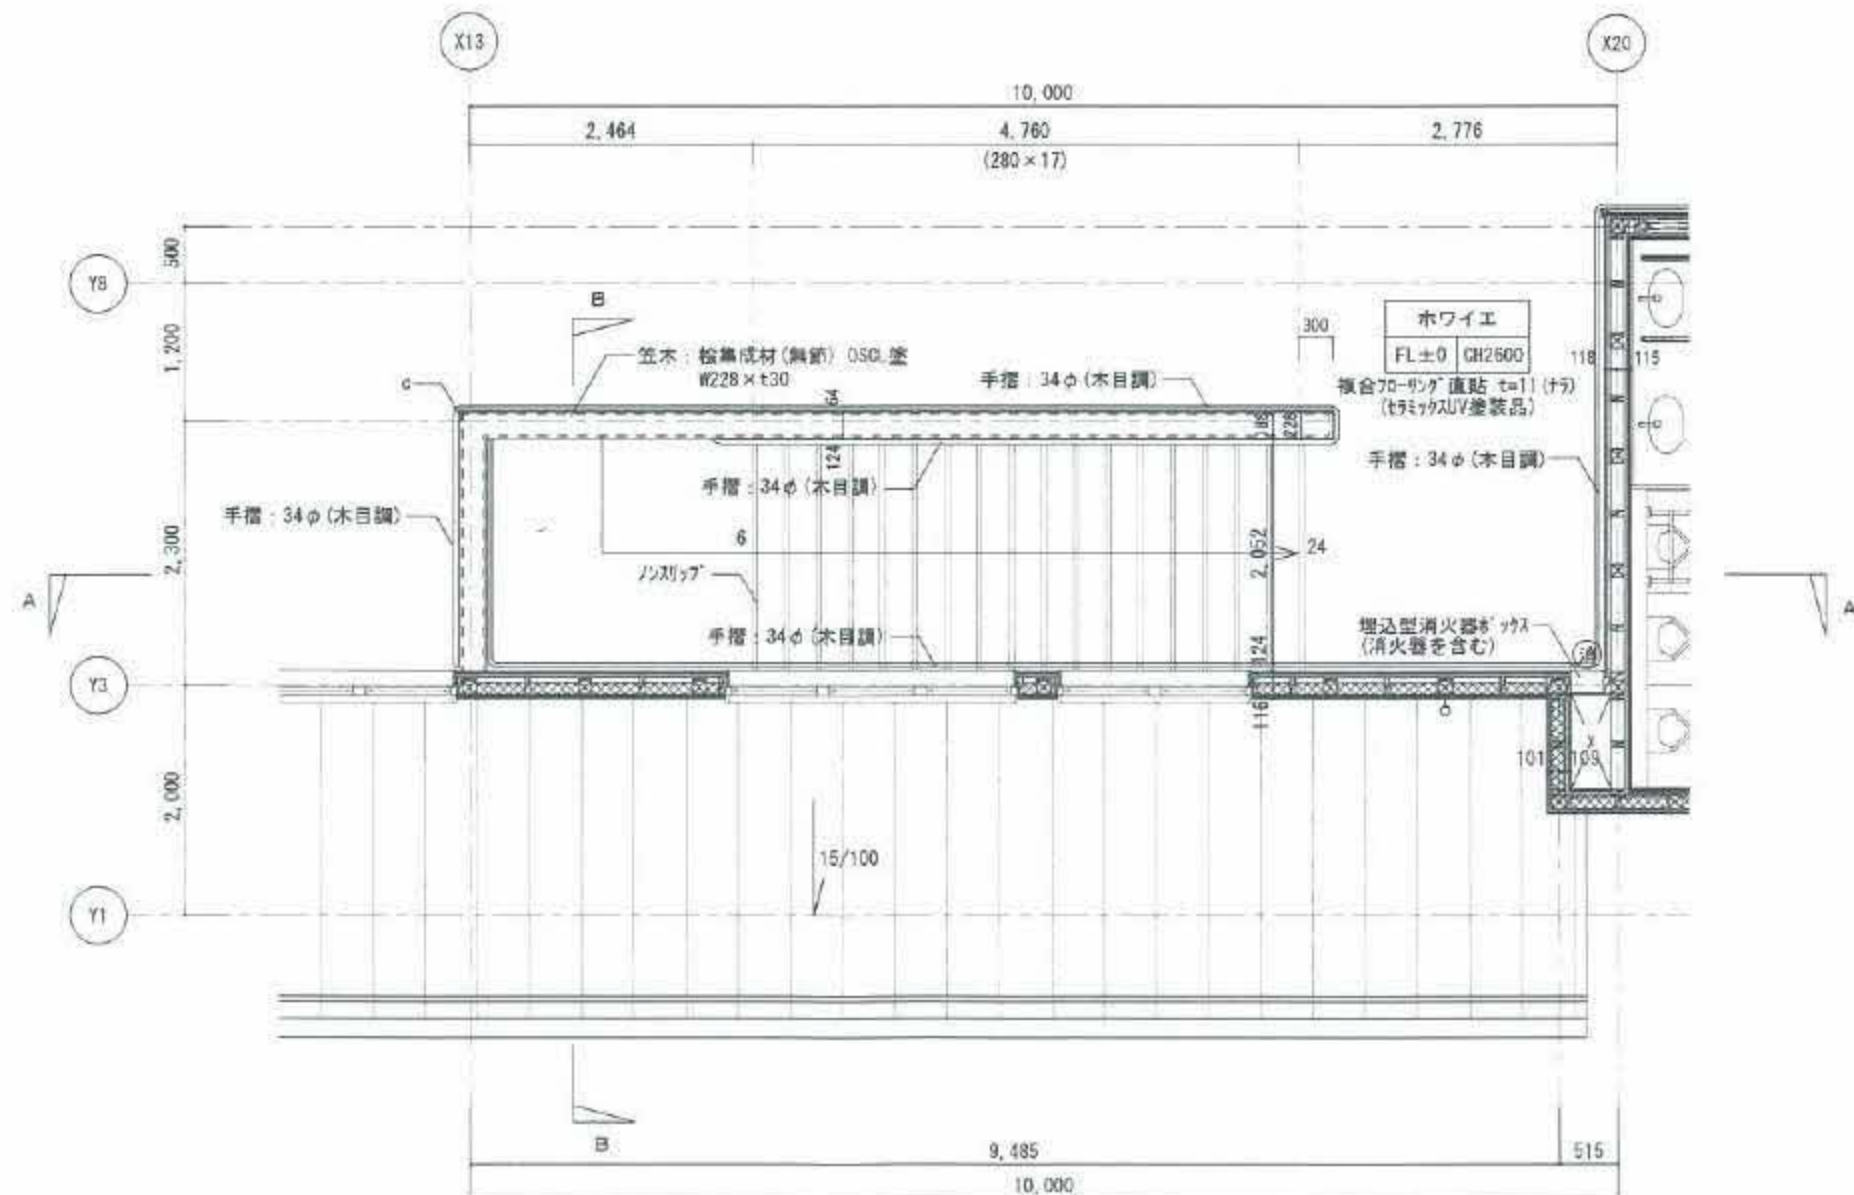


2階平面図 S=1:50

※階段部は構造図を正とする

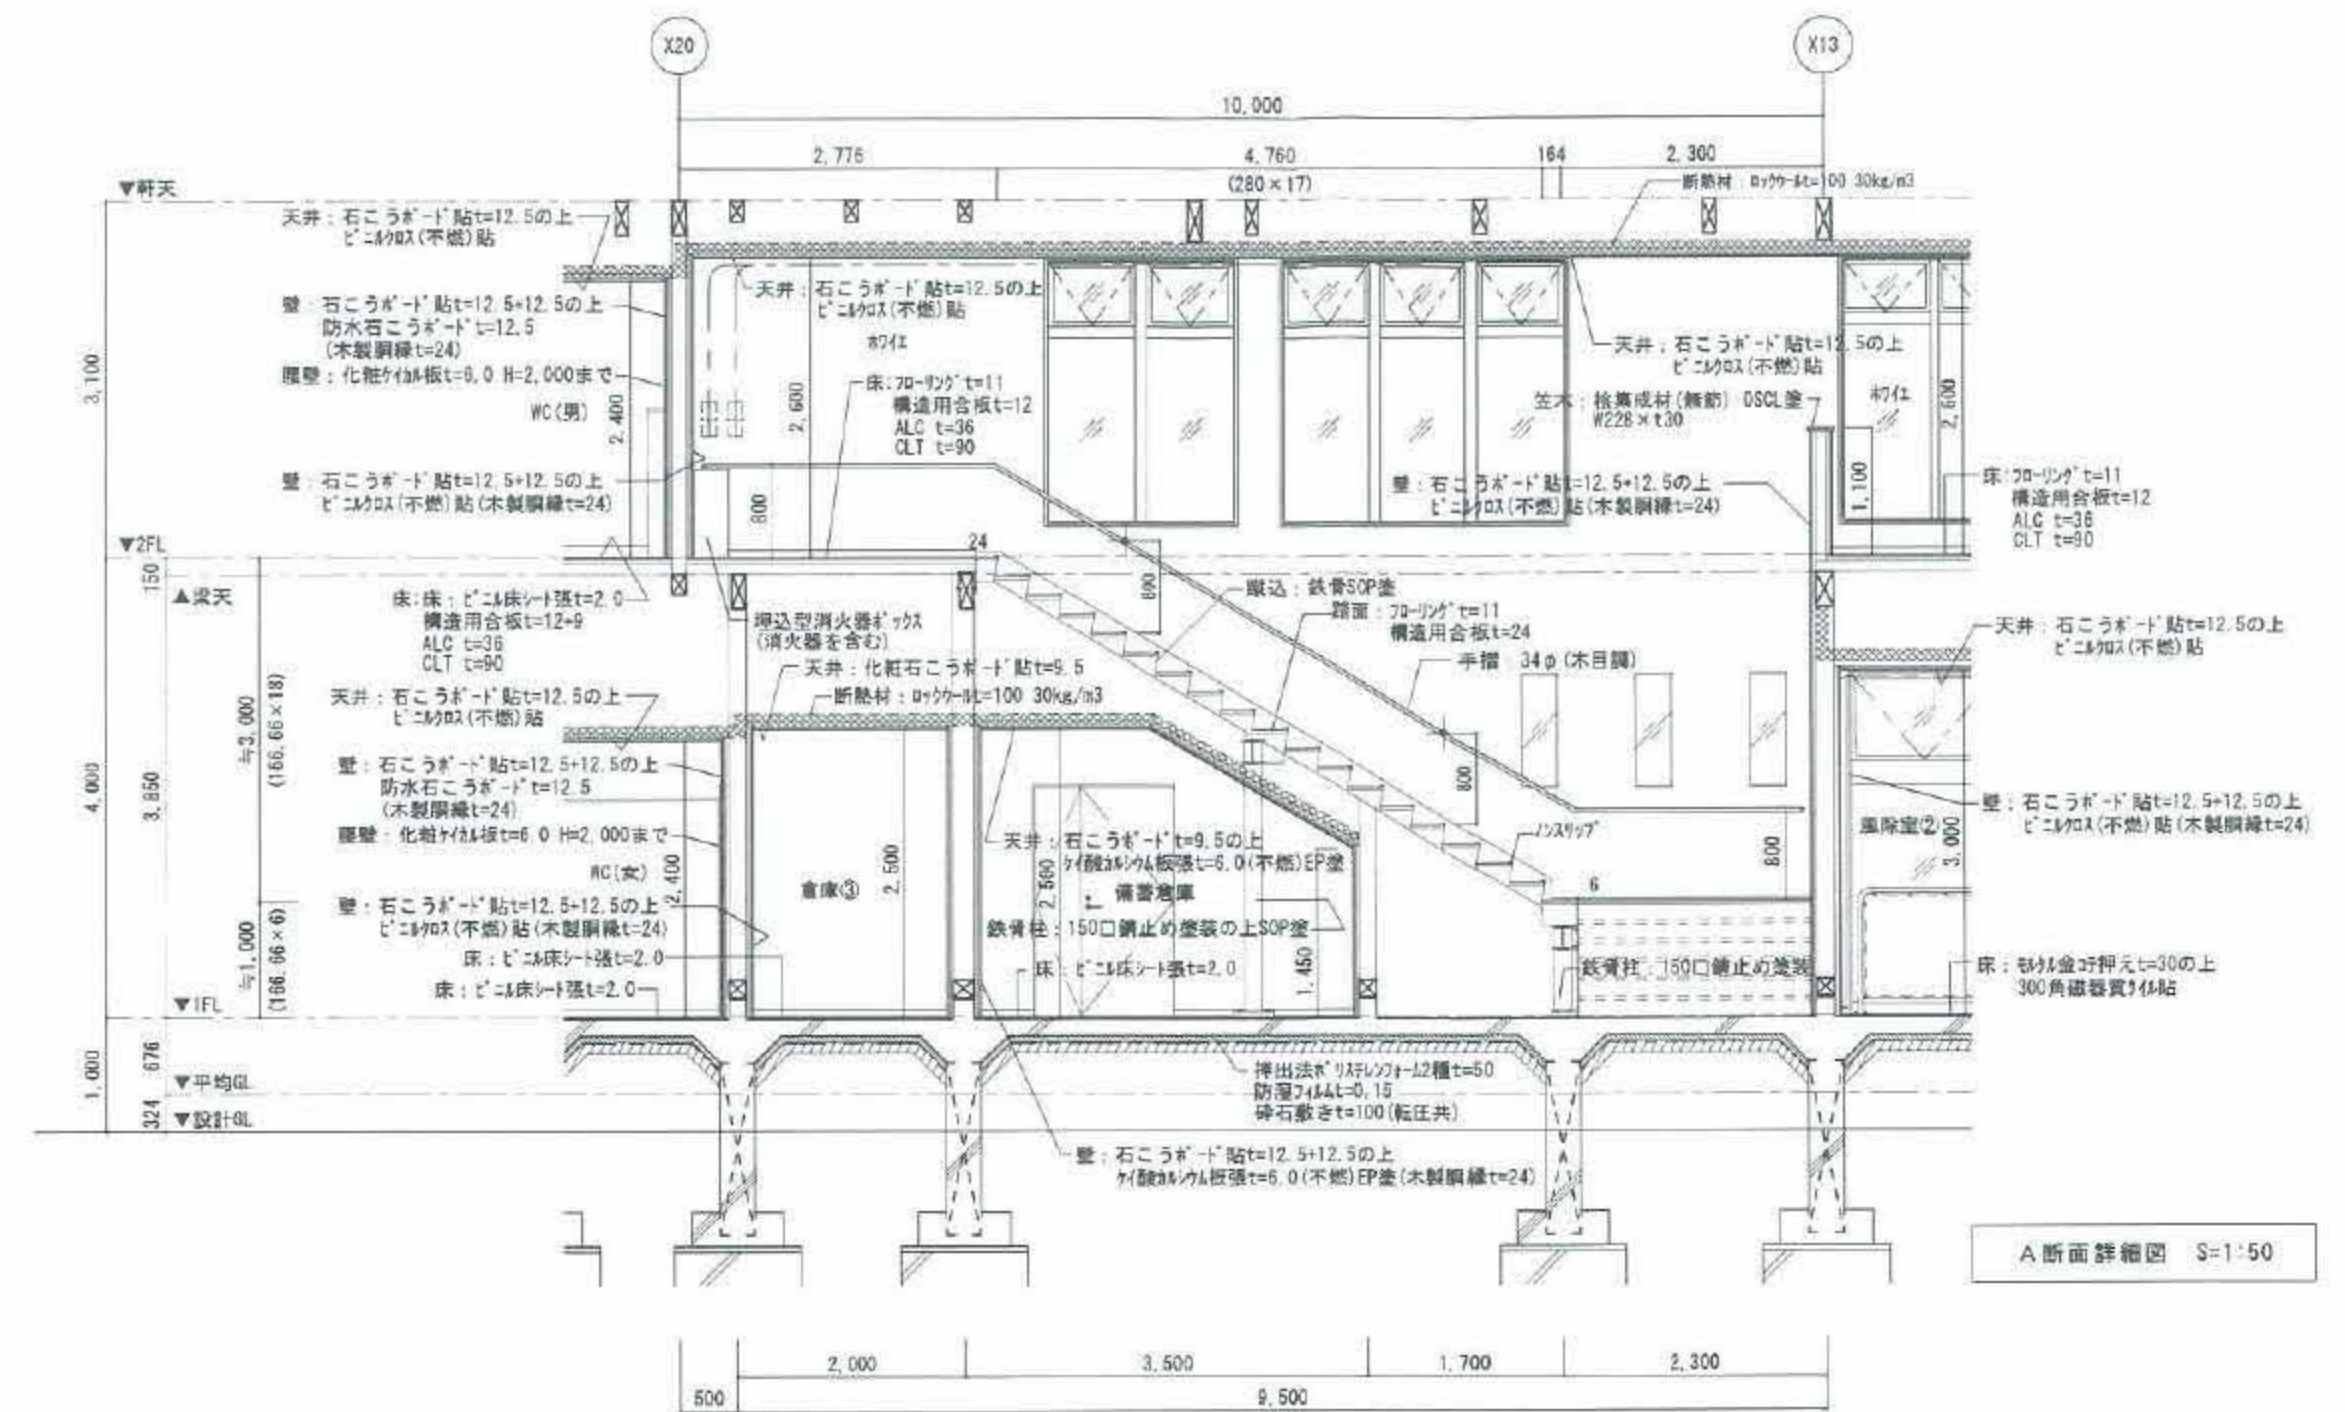


A断面詳細図 S=1:50

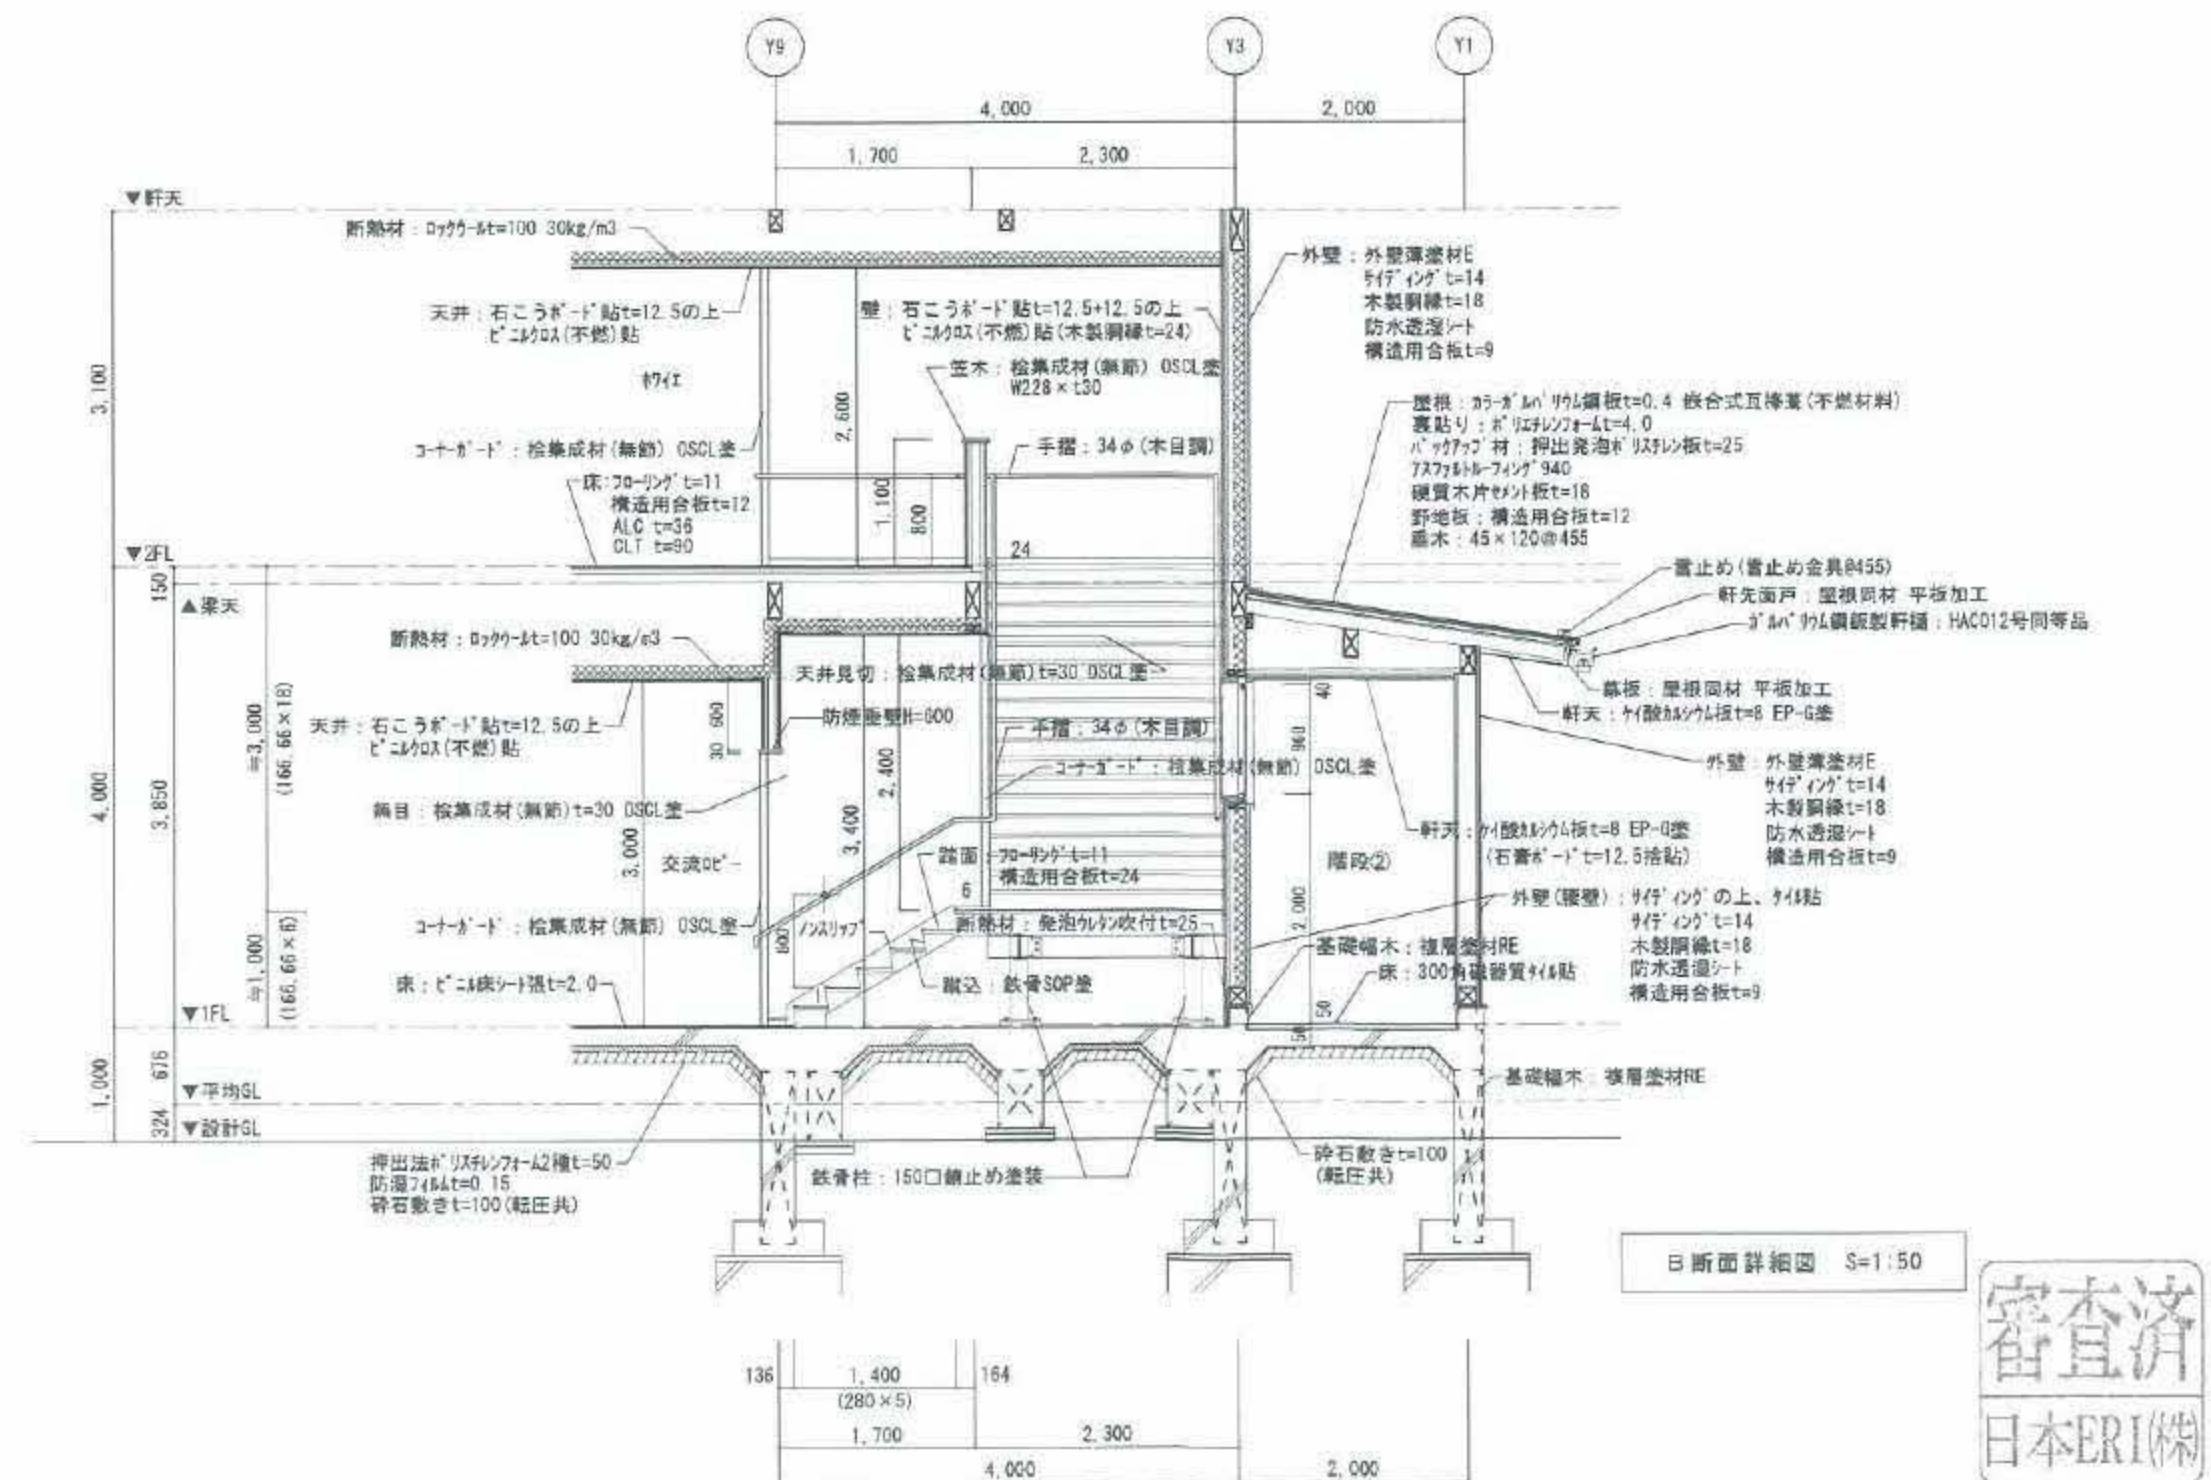


B断面詳細図 S=1:50




 1509001 2015 第1回	修正年月日 2022.09.09 中構造図を優先とする	一級建築士事務所 (株)宮崎建築設計事務所 一級建築士事務所登録 岡山県知事 第12319号 一級建築士登録 大田 第76823号	承認 後回 作回	工事名称 国庫名称 作東公民館新築工事 階段詳細図1(東側)	作成年月日 2021.10	種別 A
					縮尺 A1=1:50 A3=1:100	図面番号 A-27

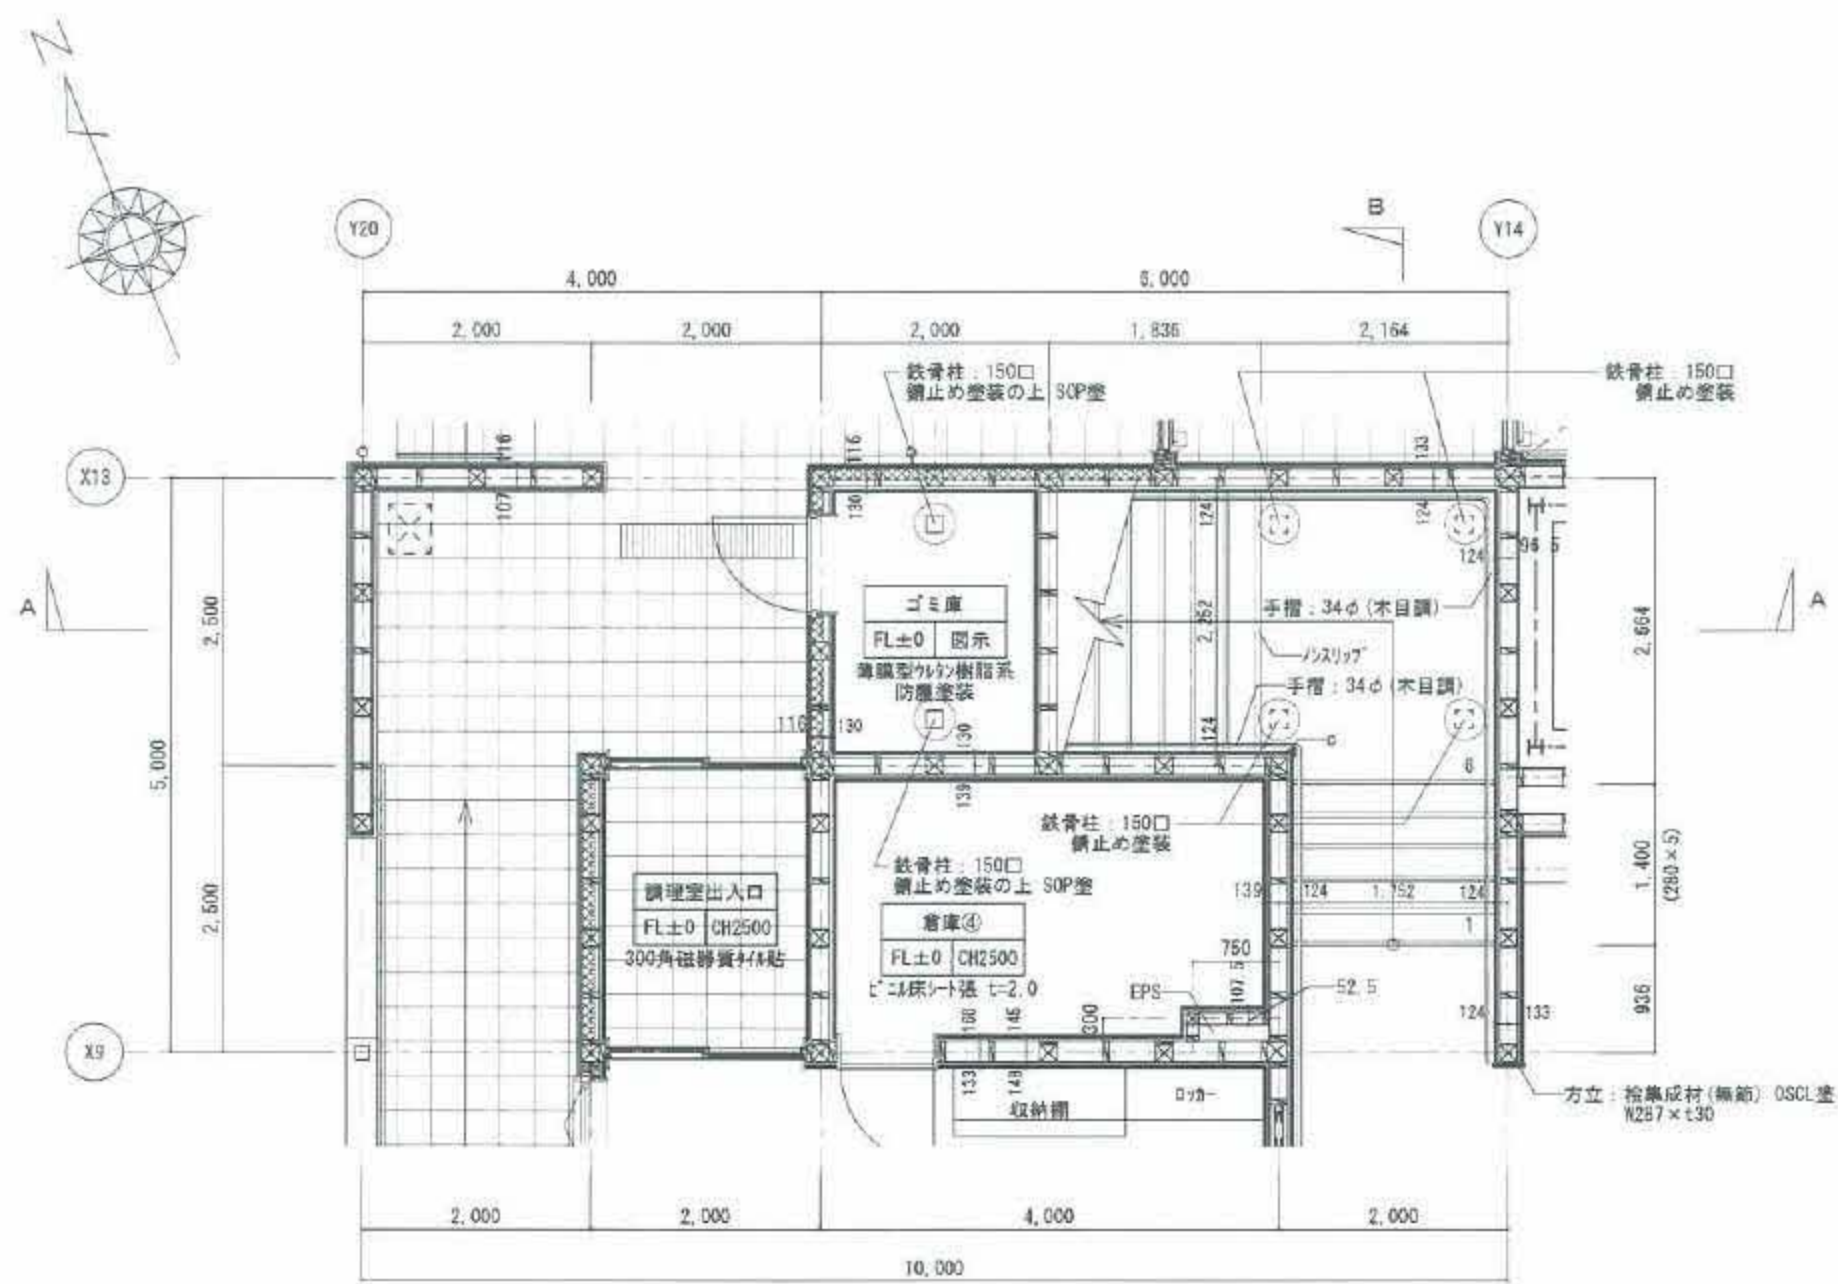


1階平面図 S=1:50

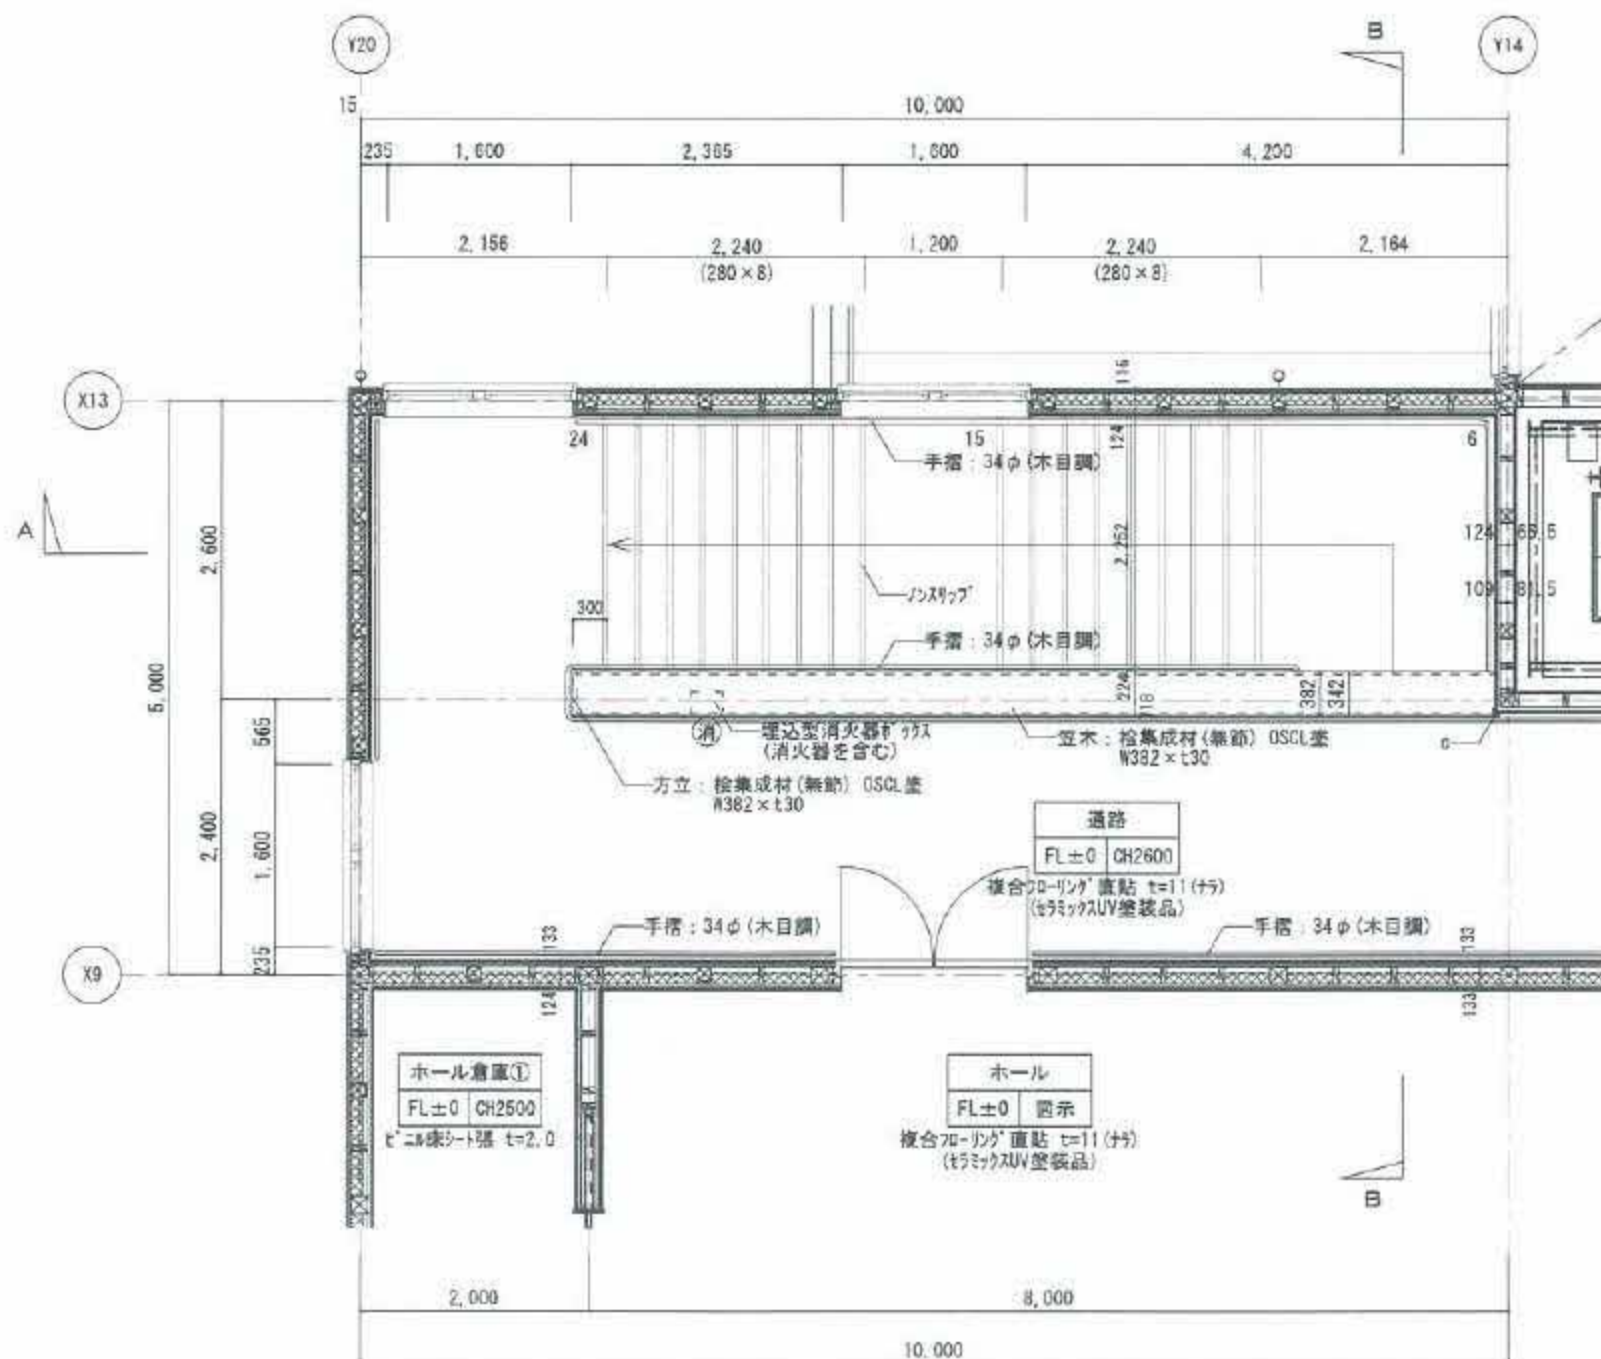

2階平面図 S=1:50

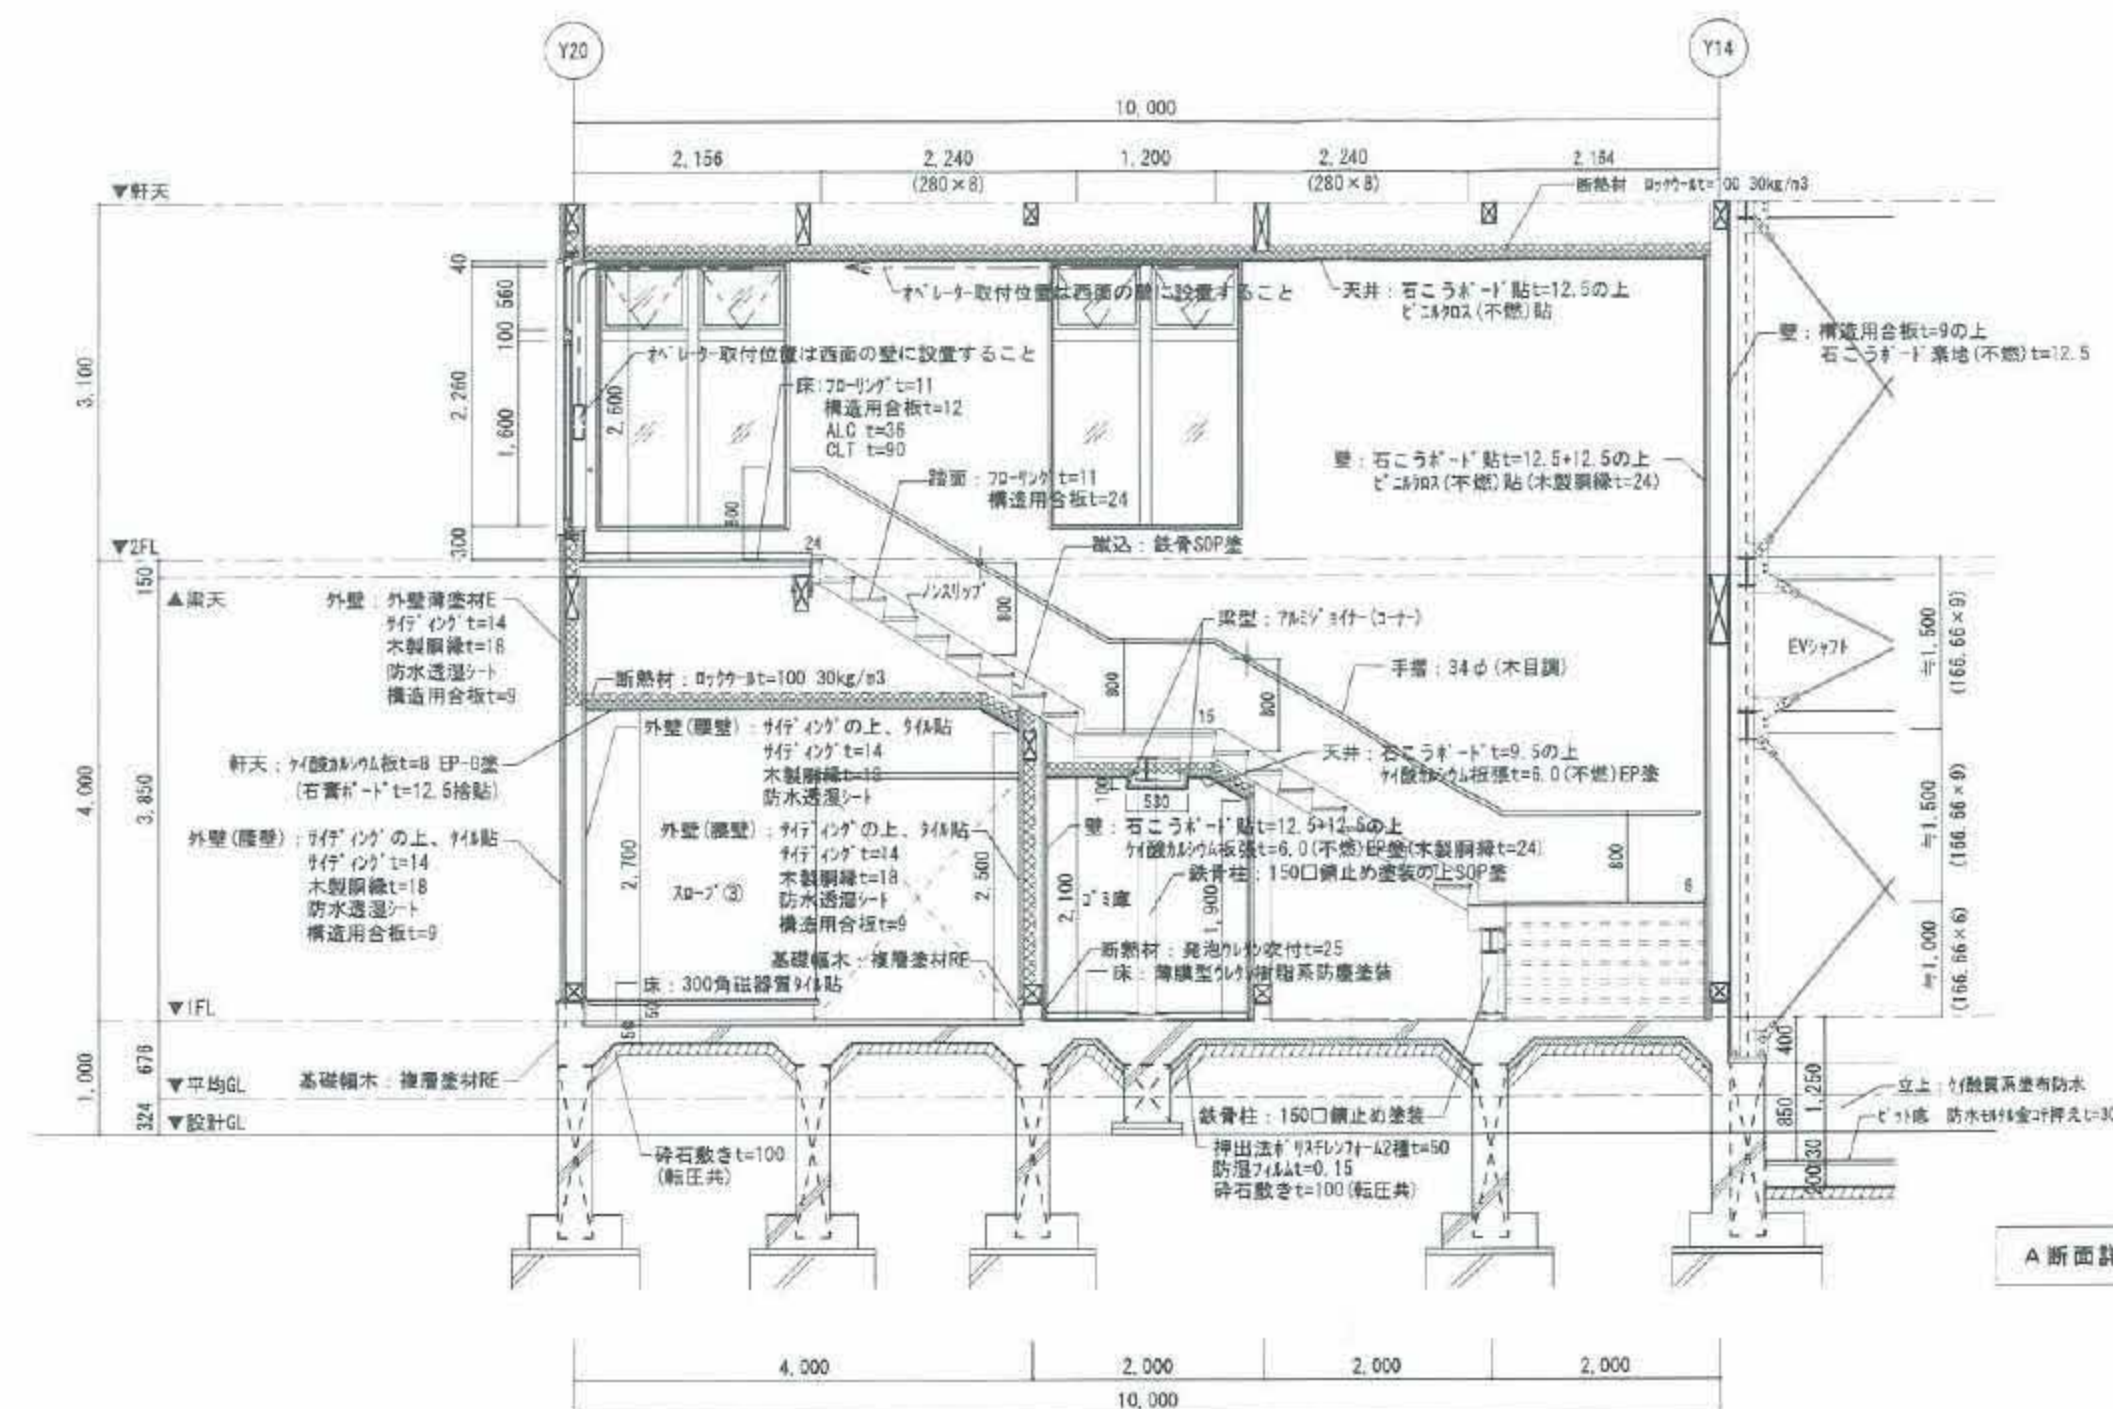

A断面詳細図 S=1:50

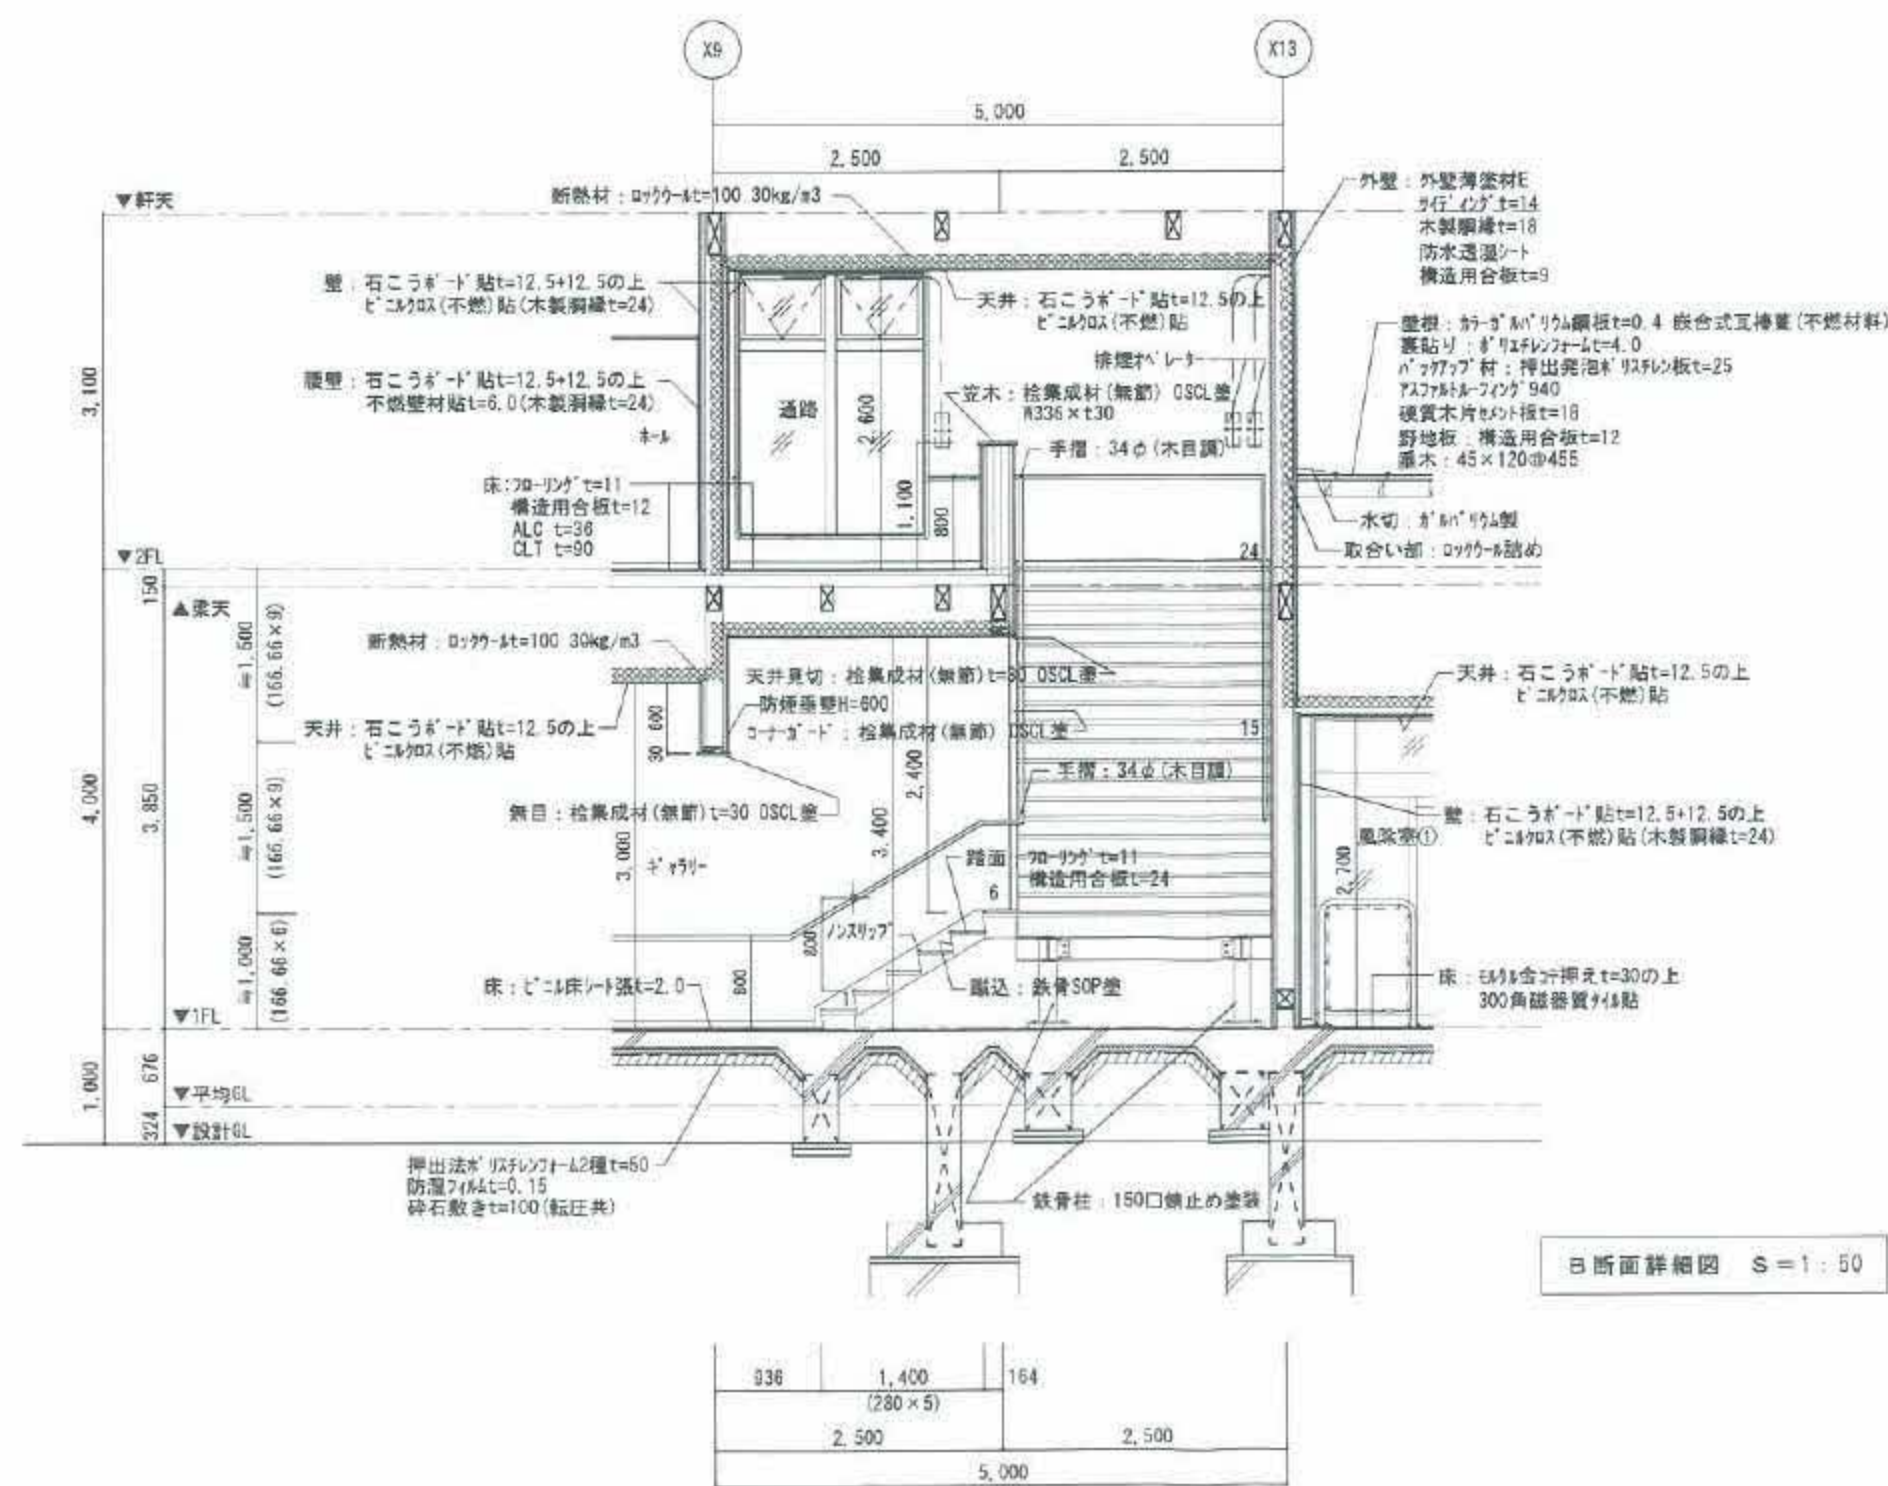


B断面詳細図 S=1:50

※階段部は構造図を正とする

	設計年月日 2022.09.09 ※精査図を優先とする	一般建築士事務所 (株) 宮崎建築設計事務所 一級建築士事務所登録 岡山県知事 第12319号 一級建築士登録 大田 第78823号	承認 検図 作図 工事名称 図面名称	作東公民館新築工事 階段詳細図2(西側)	作成年月日 2021.10 縮尺 A1=1:50 A3=1:100 図面番号 A-28
--	--	---	-----------------------------------	---------------------------------	--









記号・数量	AN 1	AN 2	AN 3	AN 4	AN 5
形状					
場所	1F 事務室②	1F 打合せ・事務室①	1F 交流室（上部：次機）	1F 調理室	1F 調理室
形式	外開き窓・引き違い窓 開き角度45°	外開き窓・引き違い窓 開き角度45°	外開き窓・引き違い窓 開き角度45°	外開き窓・引き違い窓 開き角度45°	外開き窓・引き違い窓 開き角度45°
材質	アルミ	アルミ	アルミ	アルミ	アルミ
見込み	70	70	70	70	70
塗装	電線管色（B-2）	電線管色（B-2）	電線管色（B-2）	電線管色（B-2）	電線管色（B-2）
積子	FL+800~FL5	FL+800~FL5	FL+800~FL5	FL+800~FL5	FL+800~FL5
金物	781外部断熱、782バネ、78372°A、水切り、附属金物一式、固定網戸（合成樹脂）、バレー装置、2F-4取付下地	781外部断熱、782バネ、78372°A、水切り、附属金物一式、固定網戸（合成樹脂）、バレー装置、2F-4取付下地	781外部断熱、782バネ、78372°A、水切り、附属金物一式、固定網戸（合成樹脂）、バレー装置、2F-4取付下地	781外部断熱、782バネ、78372°A、水切り、附属金物一式、固定網戸（合成樹脂）、バレー装置、2F-4取付下地	781外部断熱、782バネ、78372°A、水切り、附属金物一式、固定網戸（合成樹脂）、バレー装置、2F-4取付下地
記号・数量	AN 1	AN 2	AN 3	AN 4	AN 5
形状					
場所	1F 廊下	1F 廊下	1F 会議室①・会議室②	1F 廊下	1F 廊下
形式	たてすべり出し窓 開き角度45°	たてすべり出し窓 開き角度45°	たてすべり出し窓 開き角度45°	たてすべり出し窓 開き角度45°	たてすべり出し窓 開き角度45°
材質	アルミ	アルミ	アルミ	アルミ	アルミ
見込み	70	70	70	70	70
塗装	電線管色（B-2）	電線管色（B-2）	電線管色（B-2）	電線管色（B-2）	電線管色（B-2）
積子	FL+800~FL5	FL+800~FL5	FL+800~FL5	FL+800~FL5	FL+800~FL5
金物	781外部断熱、782バネ、78372°A、水切り、附属金物一式、2F-4取付下地	781外部断熱、782バネ、78372°A、水切り、附属金物一式、2F-4取付下地	781外部断熱、782バネ、78372°A、水切り、附属金物一式、2F-4取付下地	781外部断熱、782バネ、78372°A、水切り、附属金物一式、2F-4取付下地	781外部断熱、782バネ、78372°A、水切り、附属金物一式、2F-4取付下地
記号・数量	AN 6	AN 7	AN 8	AN 9	AN 10
形状					
場所	1F 廊下	1F 廊下	1F 会議室①・会議室②	1F 廊下	1F 廊下
形式	たてすべり出し窓 開き角度45°	たてすべり出し窓 開き角度45°	たてすべり出し窓 開き角度45°	たてすべり出し窓 開き角度45°	たてすべり出し窓 開き角度45°
材質	アルミ	アルミ	アルミ	アルミ	アルミ
見込み	70	70	70	70	70
塗装	電線管色（B-2）	電線管色（B-2）	電線管色（B-2）	電線管色（B-2）	電線管色（B-2）
積子	FL+800~FL5	FL+800~FL5	FL+800~FL5	FL+800~FL5	FL+800~FL5
金物	781外部断熱、782バネ、78372°A、水切り、附属金物一式、2F-4取付下地	781外部断熱、782バネ、78372°A、水切り、附属金物一式、2F-4取付下地	781外部断熱、782バネ、78372°A、水切り、附属金物一式、2F-4取付下地	781外部断熱、782バネ、78372°A、水切り、附属金物一式、2F-4取付下地	781外部断熱、782バネ、78372°A、水切り、附属金物一式、2F-4取付下地
記号・数量	AN 11	AN 12	AN 13	AN 14	AN 15
形状					
場所	2F 更衣室	2F 更衣室	2F 更衣室	2F 更衣室	2F 更衣室
形式	たてすべり出し窓 開き角度45°	たてすべり出し窓 開き角度45°	たてすべり出し窓 開き角度45°	たてすべり出し窓 開き角度45°	たてすべり出し窓 開き角度45°
材質	アルミ	アルミ	アルミ	アルミ	アルミ
見込み	70	70	70	70	70
塗装	電線管色（B-2）	電線管色（B-2）	電線管色（B-2）	電線管色（B-2）	電線管色（B-2）
積子	FL+800~FL5	FL+800~FL5	FL+800~FL5	FL+800~FL5	FL+800~FL5
金物	781外部断熱、782バネ、78372°A、水切り、附属金物一式、2F-4取付下地	781外部断熱、782バネ、78372°A、水切り、附属金物一式、2F-4取付下地	781外部断熱、782バネ、78372°A、水切り、附属金物一式、2F-4取付下地	781外部断熱、782バネ、78372°A、水切り、附属金物一式、2F-4取付下地	781外部断熱、782バネ、78372°A、水切り、附属金物一式、2F-4取付下地
記号・数量	AN 16	AN 17	AN 18	AN 19	AN 20
形状					
場所	2F 和室	2F 和室	2F 和室	2F 和室	2F 和室
形式	たてすべり出し窓 開き角度45°	たてすべり出し窓 開き角度45°	たてすべり出し窓 開き角度45°	たてすべり出し窓 開き角度45°	たてすべり出し窓 開き角度45°
材質	アルミ	アルミ	アルミ	アルミ	アルミ
見込み	70	70	70	70	70
塗装	電線管色（B-2）	電線管色（B-2）	電線管色（B-2）	電線管色（B-2）	電線管色（B-2）
積子	FL+800~FL5	FL+800~FL5	FL+800~FL5	FL+800~FL5	FL+800~FL5
金物	781外部断熱、782バネ、78372°A、水切り、附属金物一式、2F-4取付下地	781外部断熱、782バネ、78372°A、水切り、附属金物一式、2F-4取付下地	781外部断熱、782バネ、78372°A、水切り、附属金物一式、2F-4取付下地	781外部断熱、782バネ、78372°A、水切り、附属金物一式、2F-4取付下地	781外部断熱、782バネ、78372°A、水切り、附属金物一式、2F-4取付下地
記号・数量	AN 21	AN 22	AN 23	AN 24	AN 25

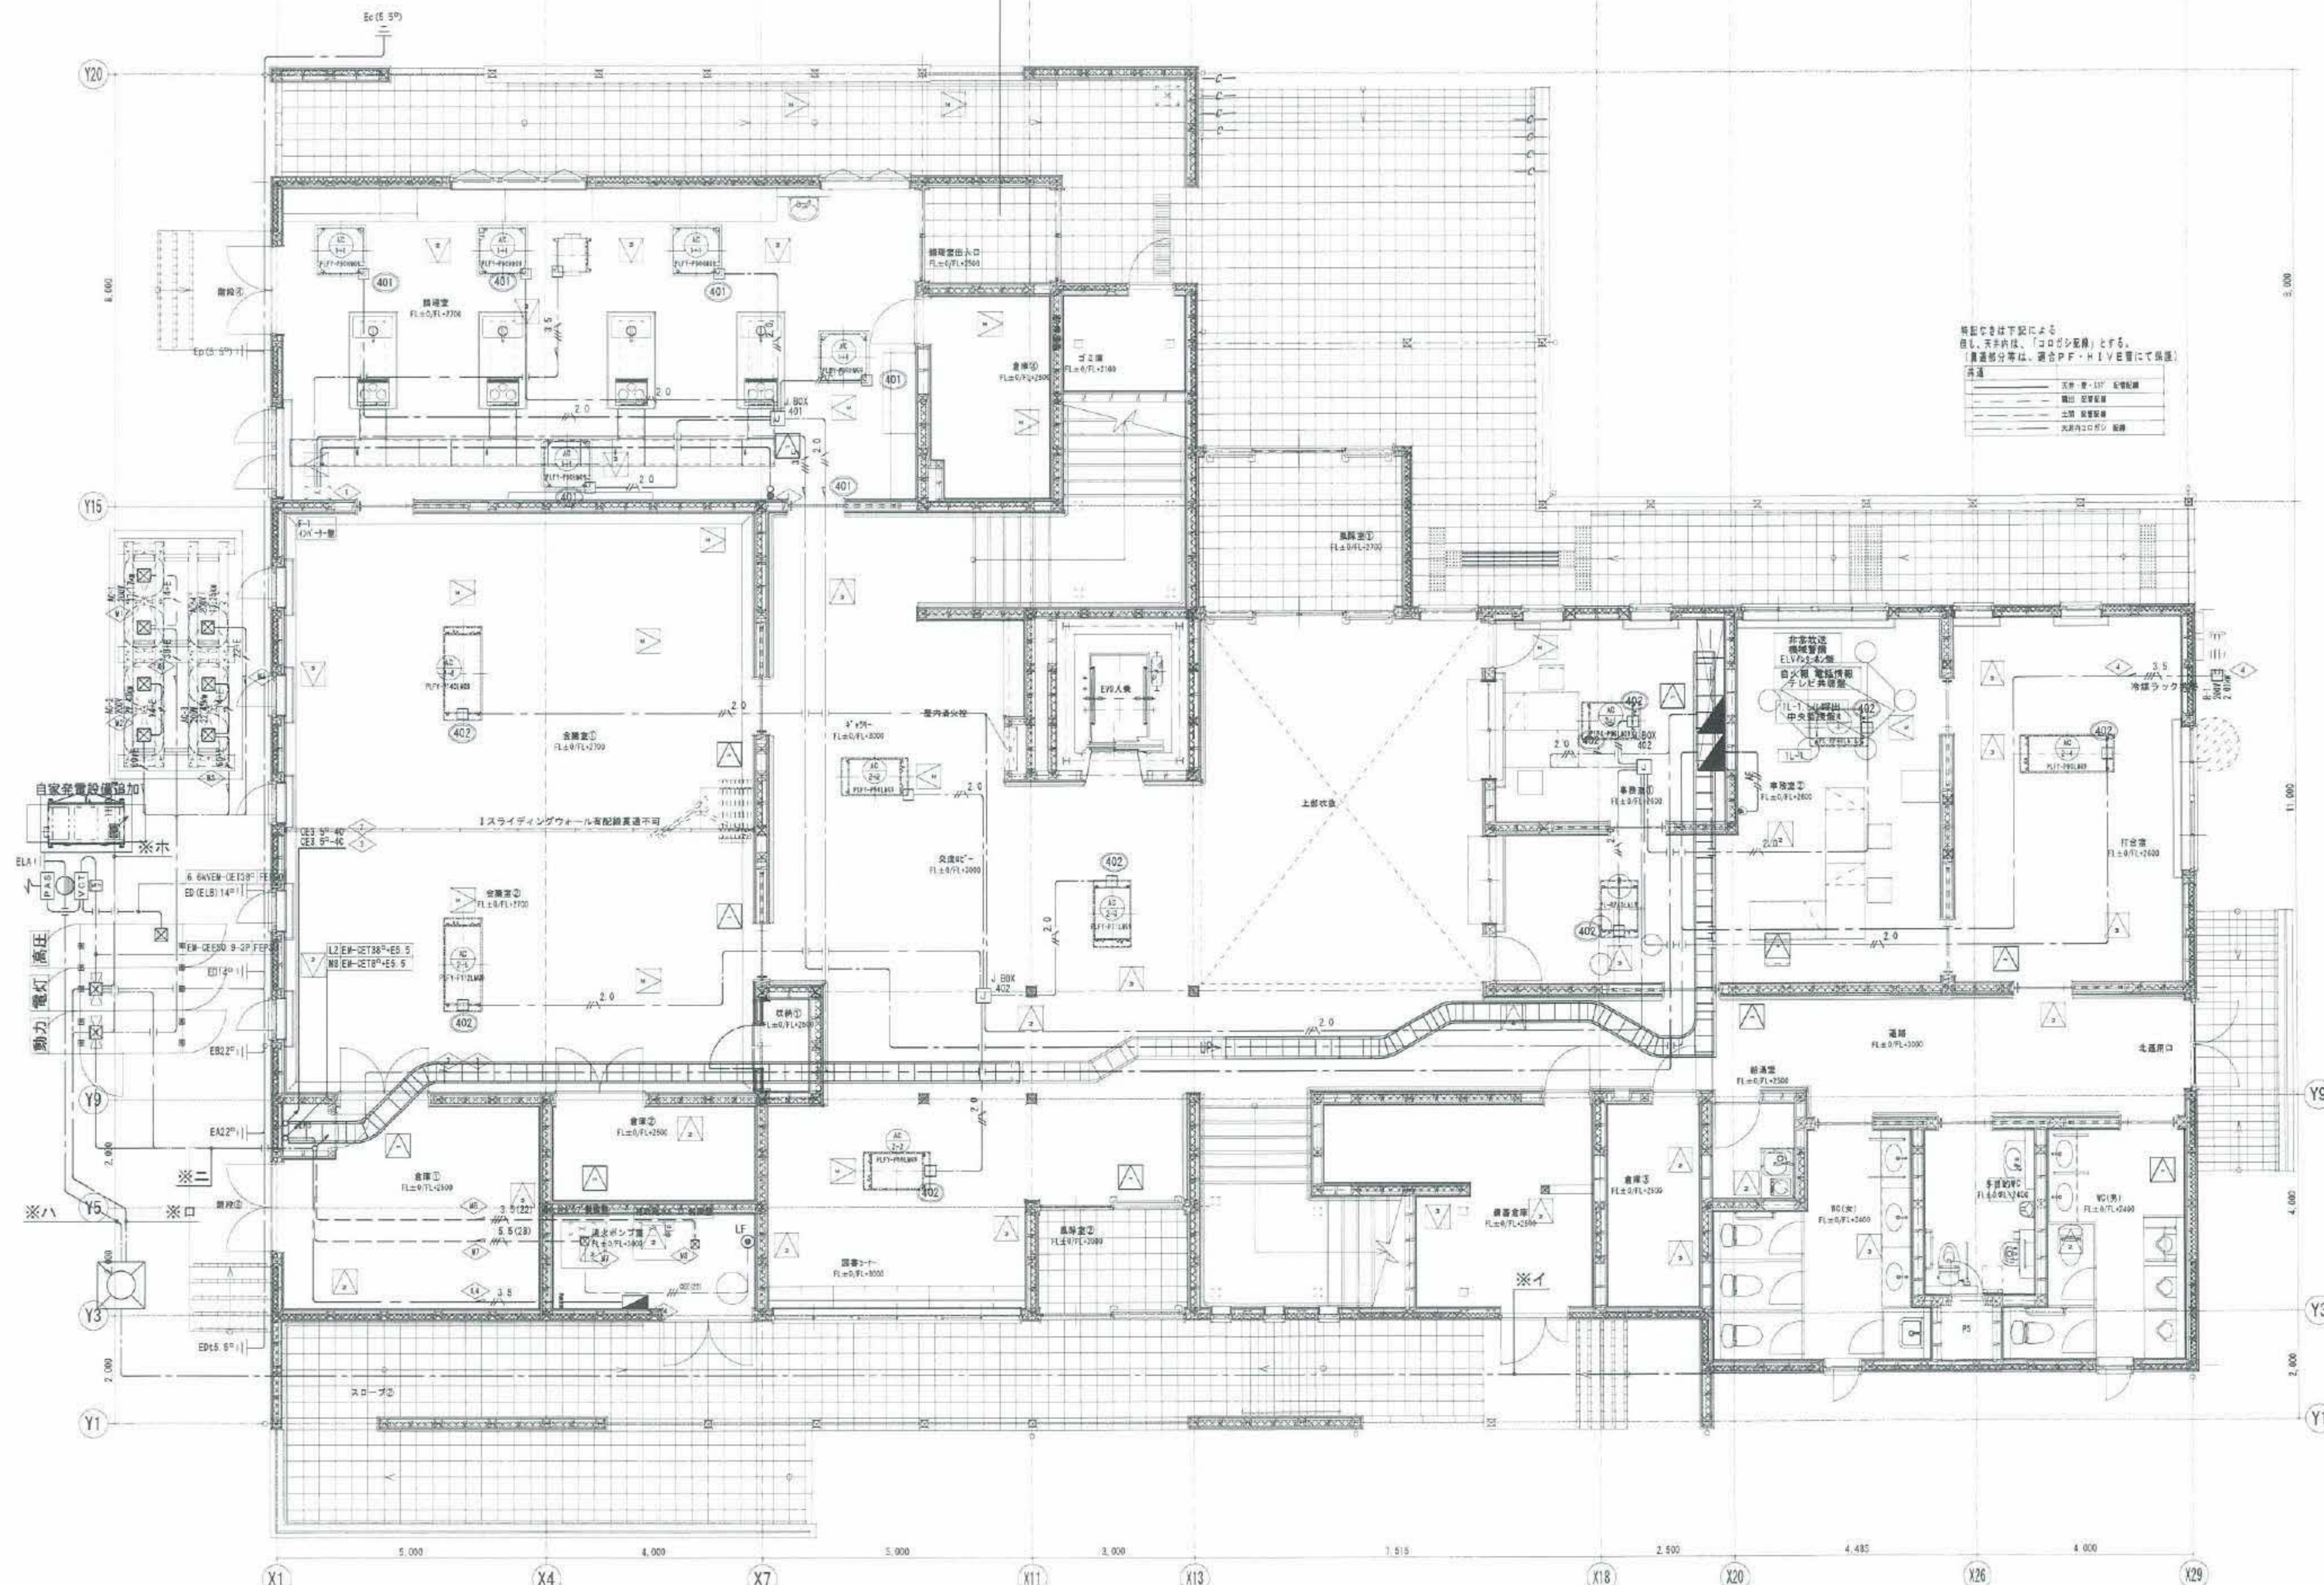

特記なきは下記による
但し、天井内は、「コロシ配線」とする。
（敷設部分等は、適合P・F・H・I・Vにて保護）
共通
① 配線管 - 157 配線管
② 配線管 - 157 配線管
③ 配線管 - 157 配線管
④ 配線管 - 157 配線管




	修正年月日 令和 5 年 5 月 10 日 非常用発電機の増設に伴うキュービクル、配線等の追加変更	一般建築士事務所 (株) 宮崎建築設計事務所 一般建築士事務所登録 岡山県第12019号 一般建築士登録 大証 第78823号	工事名称 電気設備工事 図面名称 引込・幹線・動力設備 1階平面図	作成年月日 2023.10 縮尺 A1:1:60 A3:1:120	種別 E 図面番号 E-05
--	--	--	--	--	-----------------------------------

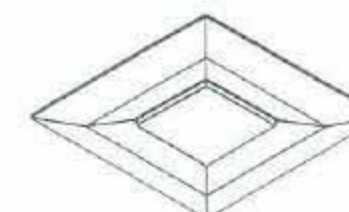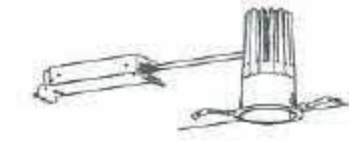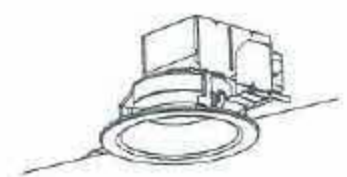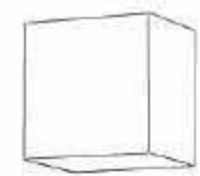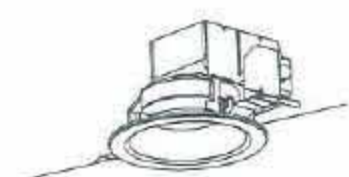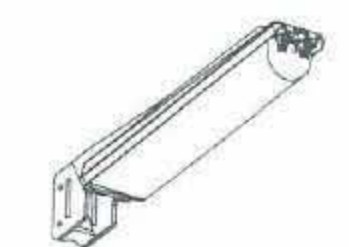A iDシリーズ 40形 Dスタイル W150 1台 43.1 LED43.1W 6900lm パナソニック XLX460AENPLE9 12台 31.9 LED31.9W 5200lm パナソニック XLX450AENPLE9 16台 20.6 LED20.6W 3200lm パナソニック XLX430AENPLE9  直付	B iDシリーズ 20形 Dスタイル W150 2台 21.8 LED21.8W 3200lm  直付 パナソニック XLX230AENCLE9	C iDシリーズ 20形 iスタイル 2台 6.0 LED6.0W 800lm  直付 パナソニック XLX200NELCLE9 片反射板アダプタ iスタイル用  パナソニック FSK21020	D iDシリーズ 40形 W250 7台 43.1 LED43.1W 6900lm パナソニック XLX460SENTLE9 10台 31.9 LED31.9W 5200lm パナソニック XLX450SENTLE9  直付	E LEDスクエアベースライト 連続調光 12台 56.3 LED56.3W 9000lm 連続調光  直付 パナソニック XLX190DENJLA9	F LEDスクエアベースライト 連続調光 4台 75.0 LED75.0W 12300lm パナソニック XL484PEVLA9 2台 59.0 LED59.0W 8980lm パナソニック XL483PEVLA9  直付
H LEDダウンライト Φ100 調光 8台 30.7 LED39.4W 5365lm  埋込型 パナソニック XND5536SNLJ9	I LEDダウンライト Φ100 136台 7.3 LED7.3W 795lm パナソニック LGD3108NLE1 10台 5.0 LED7.0W 430lm パナソニック LGD1110NLE1  埋込型	K 軒下用ダウンライト Φ100 防雨型 17台 7.3 LED7.3W 795lm  埋込型 パナソニック LRD3108NLE1	L LEDブラケット 13台 5.0 60形電球×1 400lm  壁直付型 パナソニック XLGB82800CE1	M LEDポーチライト 防雨型 2台 6.1 LED6.1W パナソニック LGW80330KLE1 2台 7.1 LED7.1W センサー付 パナソニック LGWC80330LE1  壁直付型	
O LEDシーリングライト 1000形 調光 4台 77.8 LED77.8W 10535lm  直付型パイプ吊り パナソニック NDNN57900LZ9	O LEDシーリングライト 750形 調光 16台 59.1 LED59.1W 8345lm  直付型パイプ吊り 吊具はE-11図参照 パナソニック NDNN57700KLZ9	P 軒下用ダウンライト Φ100 防雨型 4台 7.3 LED7.3W 795lm  埋込型 パナソニック LRD3108NLE1	Q LEDシーリングライト リモコン調光・調色 2台 27.6 LED27.6W 3400lm  自付型 パナソニック LGC25811K	R LEDキッチンライト 1台 12.0 LED12.0W 980lm  天井直付型・壁直付型 パナソニック LGB52085LE1	S LEDモールライト (昼白色) 防雨型 2台 96.0 水銀灯300×1 7100lm  ポール取付型 パナソニック NNY22696KLE9 + YD4509HN
T LED防犯灯 2台 17.9 水銀灯100×1 2240lm  パナソニック NNY20388LE7					



	特記事項 竣工年月日 平成 年 月 日	一般建築士事務所 (株) 宮崎建築設計事務所 一般建築士事務所登録 岡山県第12319号 一般建築士登録 大正 第78823号	承認 検印 作成	工事名称 作東公民館新築工事 電気設備工事 照明器具取付	作成年月日 2023.07 縮尺 A1=N:S A3=N:S	種別 E 図面番号 E-09

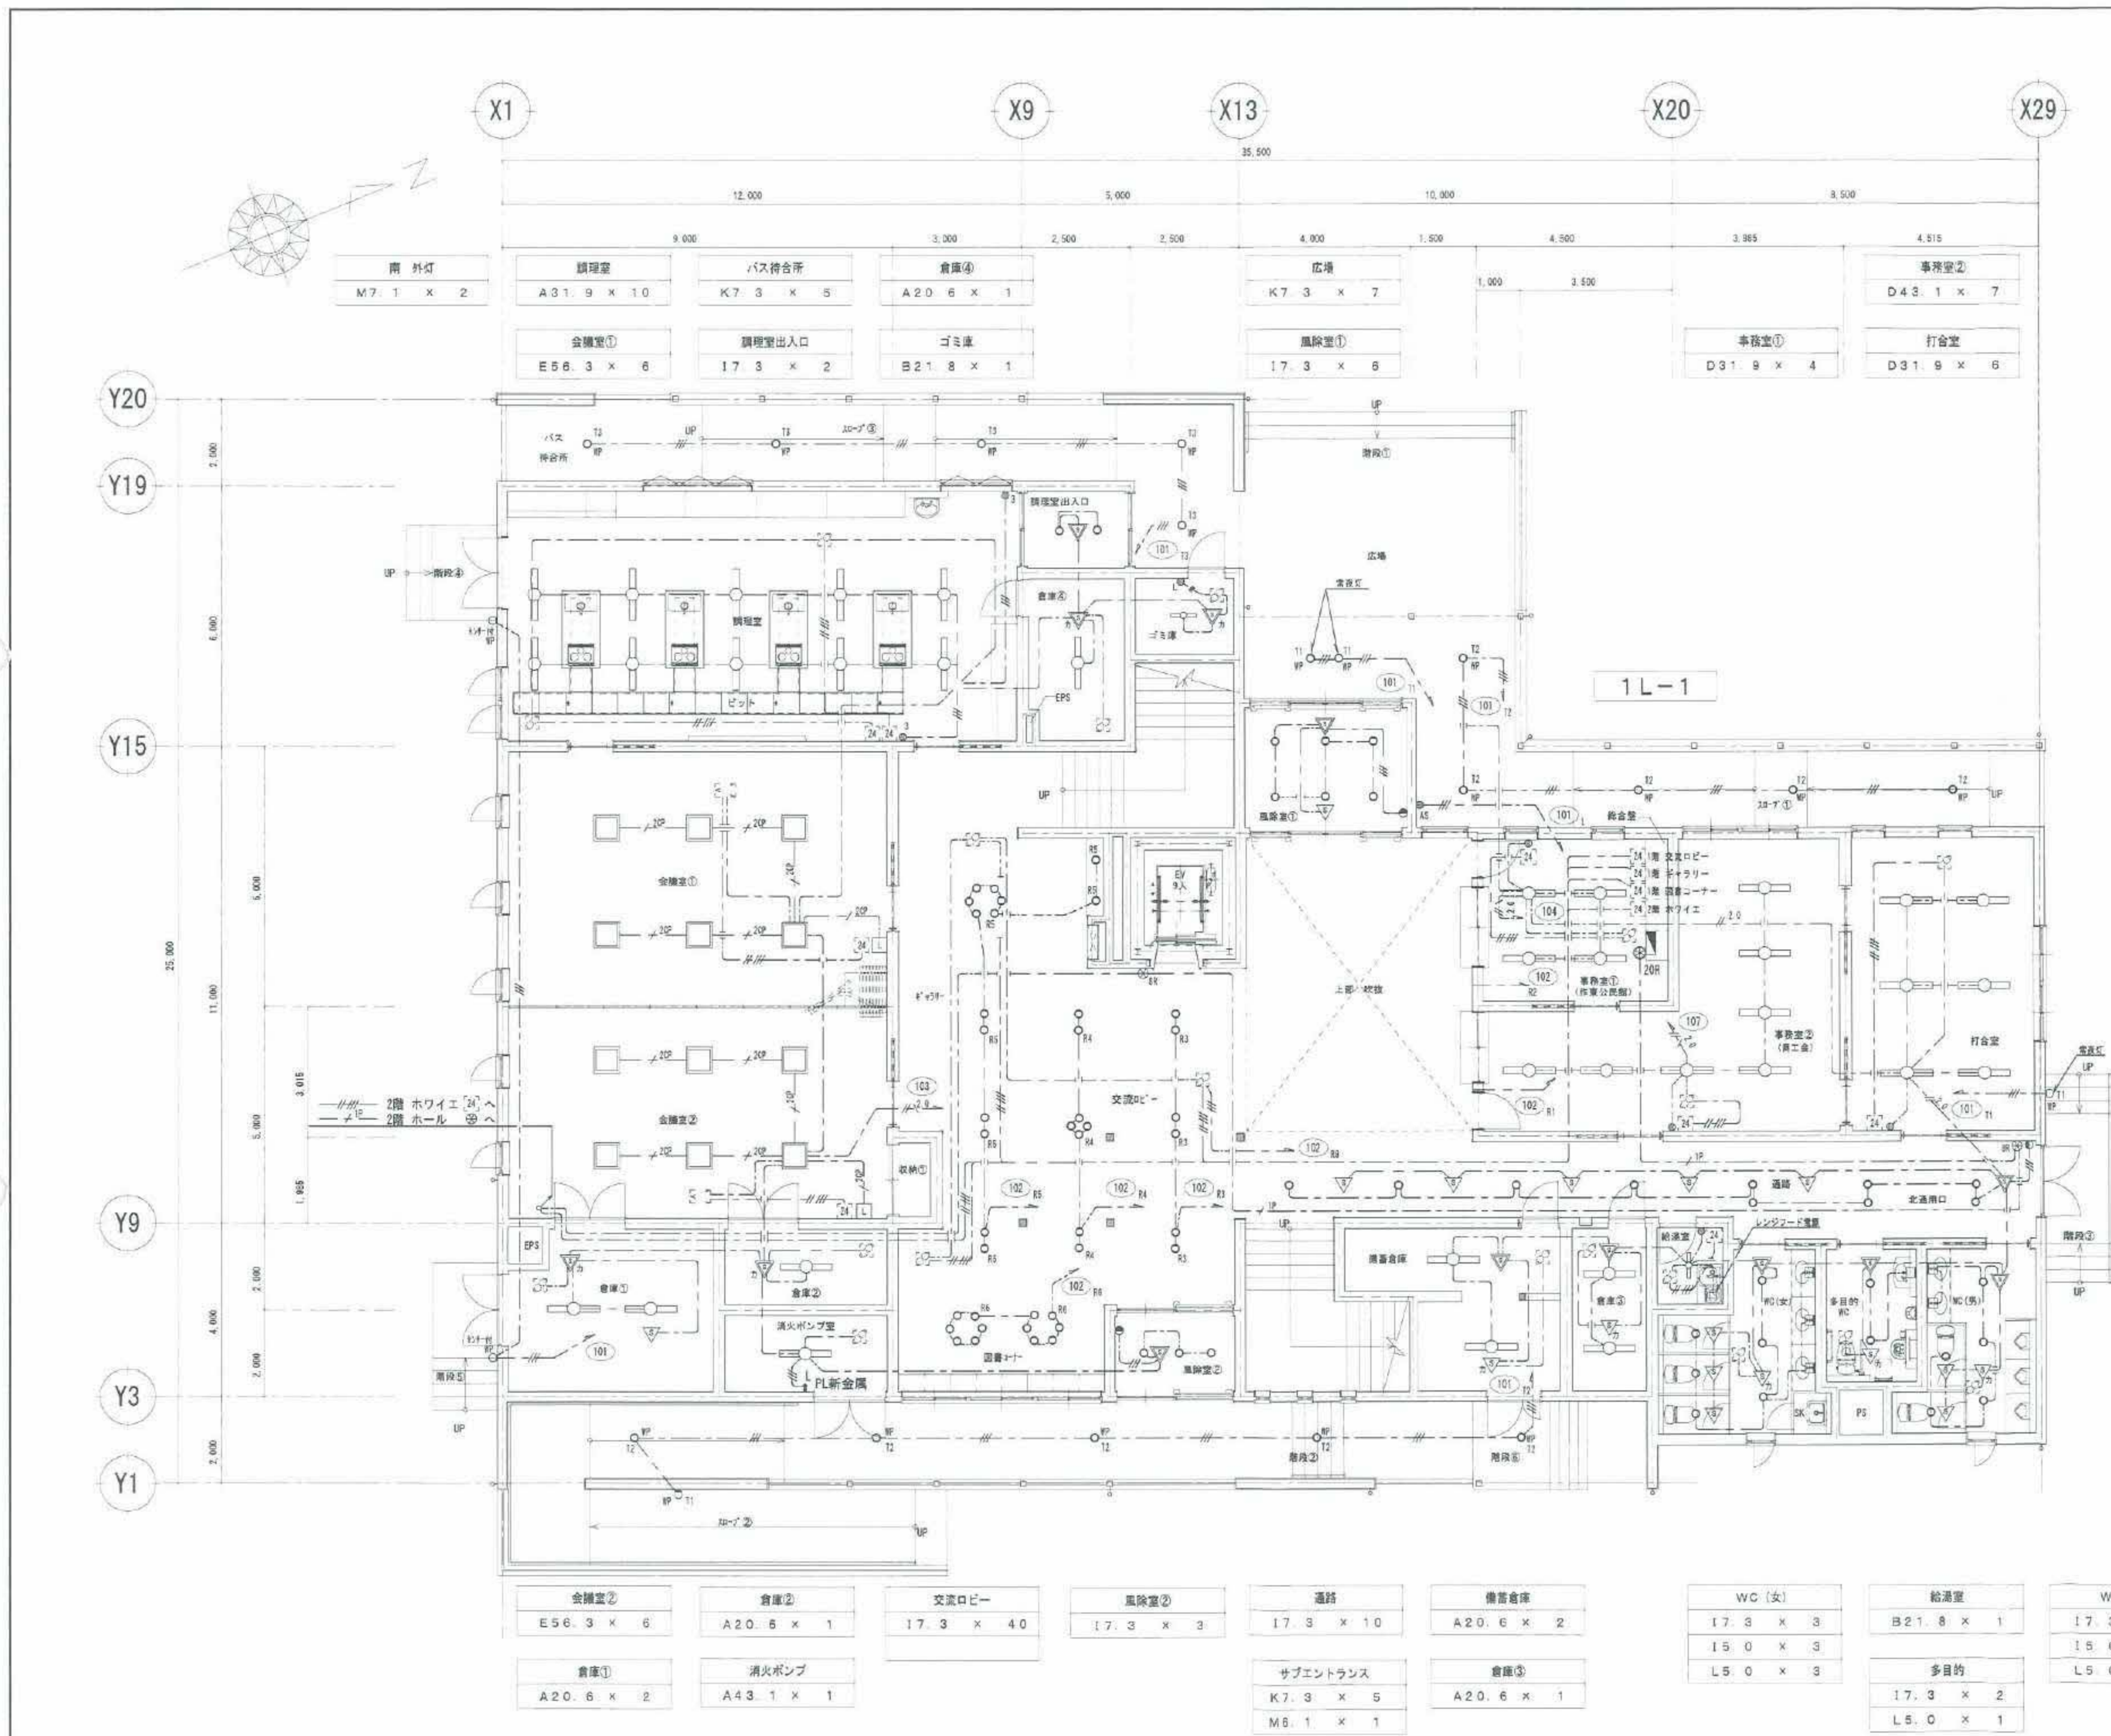

凡 例		
記 号	名 称	仕 様
分電盤		
LEDベースライト		
LEDスクエアベースライト		
LEDダウンライト		
LEDダウンライト		防雨型
LEDシーリングライト		丸型
LEDシーリングライト		角型
LEDブラケットライト		
LEDポーチライト		防雨型
照明スイッチ		1P15A×1
照明スイッチ		3W15A×1
照明スイッチ、ONピカ		1P1A (LED) X1、1P15A X1、横ピカ
自動点滅器		10A
リモコンスイッチ		各種 (Rはスイッチ数)
自動手動切替スイッチ		
調光スイッチ		パナソニック NQ21595U 調光器
人感センサー (親機)		
人感センサー (子機)		換気扇遅れOFF機能付
人感センサー (子機)		換気扇遅れOFF機能付
人感センサー (子機)		換気扇遅れOFF機能付
換気扇		換気設備
ファン		換気設備
24時間スイッチ		換気設備
ブルボックス		
立上げ、引下げ、素通し		

- (注 記)
- 特記無き配線は下記による。ただし天井内はこがしとする。
— EEF1. 6-2C (PF16)
— EEF1. 8-3C (PF22)
— CEE1. 25-5C (PF22)
— EEF2. 0-2C (PF22)
— EEF2. 0-3C (PF22)
— CPEE0. 9-1P (PF14)
— CPEE0. 9-1P (PF16)
— CPEE1. 2-1P (PF16)
— EEF1. 6-2C (PF22)
— CPEE0. 9-1P (PF22)
 - 特記無き照明スイッチ高さはFL+1300とする。
 - 事務室②商工会は計量を行う。
 - 天井に防火設備を設けている所は、照明器具を準耐火構造対応のダウンライトを使用した。
 - 壁に取付ける器具に使用するアウトレットボックスは脱酸のものを使用する事。

20R : 事務室①集中リモコンスイッチ窓				
1階 R1 吹抜①	1階 R5 ロビー(南)	2階 R9 ホワイエ①	2階 R13 ホール②	グループ ①1階
1階 R2 吹抜②	1階 R6 ロビー(西)	2階 R10 ホワイエ②	2階 R14 ホール③	グループ ②2階
1階 R3 ロビー(北)	1階 R7 ロビー(東)	2階 R11 ホワイエ③	2階 R15 ホール④	予備
1階 R4 ロビー(中央)	1階 R8 ロビー(西)	2階 R12 ホール①	2階 R16 ホール⑤	予備



